

MAPA DO CELÓW PROJEKTOWYCH

ARKUSZ 1(2)

Gm. Świeszyno [320908_2] ;
obr. Świeszyno [0071] m. in. dz. 670/1
Mapa w układzie współrzędnych: „PL-2000/5”
Układ wysokości: PL-EVRF2007-NH
SKALA: 1:500


Obszar opracowania
Oznaczenie kancelaryjne pracy geodezyjnej : GK.6640.2689.2025
Data opracowania: 28.08.2025r.
W zakresie pomiaru nie występują uzgodnienia ZUD oraz nie wyklucza się istnienia w terenie również uzbwojenia, o którym brak było informacji branżowych i nie zostało odnotowane w czasie inwentaryzacji geodezyjnej. Mapa do celów projektowych została wykonana bez ustalenia obciążeni służebnościami gruntowymi ująwanymi w księgach wieczystych. Jednostka wykonawstwa i podpis osoby reprezentującej:
"Geodeta" Usługi Geodezyjno-Kartograficzne Grzegorz Sikorski
75-034 Koszalin ul. Dzieci Wrzesińskich 25/8
NIP 581-18-79-520 REGON 321530258
tel. 601294548 email: geodeta.sikorski@gmail.com
Geodeta uprawniony:

Cyfrowo podpisane
przez Grzegorz Sikorski
DN: cn=Grzegorz
Sikorski, c=PL

Poświadczam, że niniejszy dokument został opracowany w wyniku prac geodezyjnych i kartograficznych, których rezultaty zawiera operat techniczny pozytywnie zewyfkowany. Jednocześnie informuję, że jestem świadomy odpowiedzialności karnej za złożenie fałszywego oświadczenia.	
Identyfikator zgłoszenia	GK.6640.2689.2025
Organ służby geodezyjnej, który otrzymał zgłoszenie	Starosta Koszaliński
Wykonawca prac geodezyjnych	"Geodeta" UGK Grzegorz Sikorski
Nr oraz data sporządzenia dokumentu zawierającego wyniki pozytywnej weryfikacji Imię i nazwisko oraz numer uprawnień zawodowych kierownika prac	GK.6640.2689.2025_48647 z dnia 24.09.2025r. Grzegorz Sikorski Nr uprawnień 22332 (1,2)

LEGENDA:

- projektowany słup stalowy na fundamencie z oprawą z źródłem światła LED,
- projektowany kabel YAKY 4x25 oświetlenia drogowego
- nr proj. słupa oświetlenia drogowego - przebiega dla pieszych
- nr działki przez którą przechodzi inwestycja

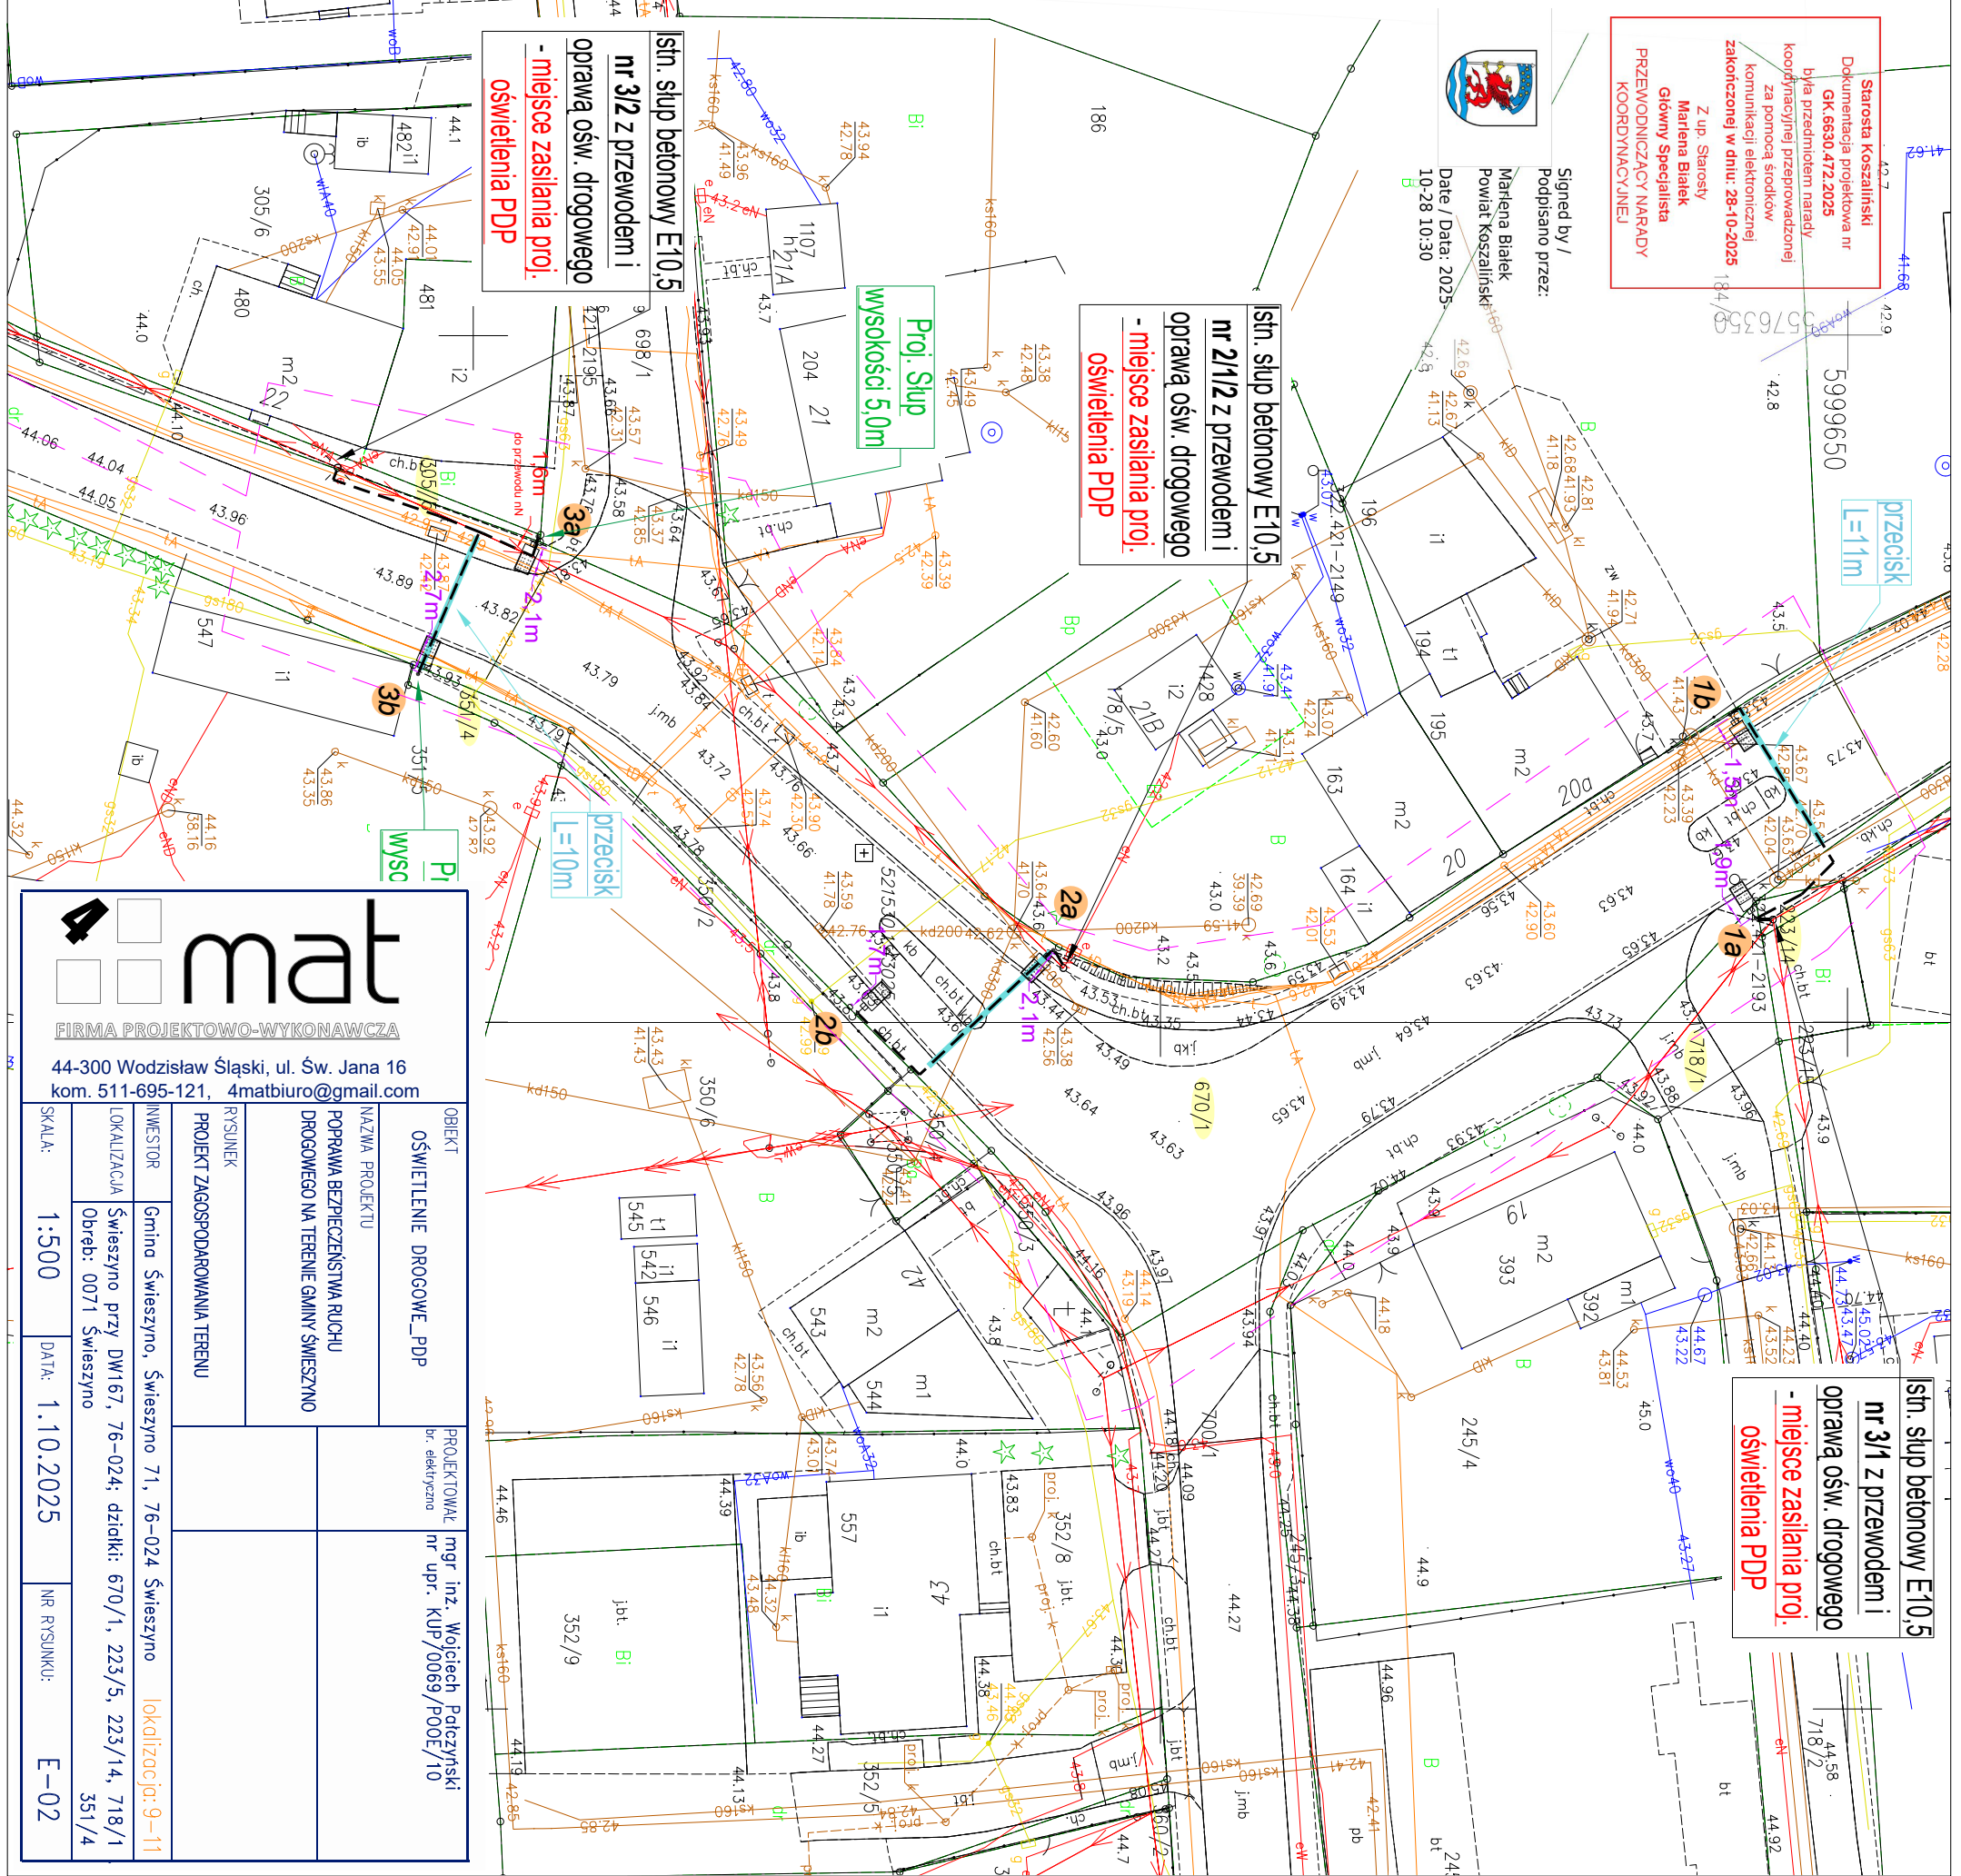

Starosta Koszaliński
Dokumentacja projektowa nr
GK.6630.472.2025
była przedmiotem narady
koordynacyjnej przeprowadzonej
za pomocą środków
komunikacji elektronicznej
zakończoną w dniu: 28-10-2025
Z up. Starosty
Marekna Bialek
Główny Specjalista
PRZEWODNICZĄCY NARADY
KOORDYNACYJNEJ

Signed by /
Podpisano przez:
Marekna Bialek
Powiat Koszaliński
Date / Data: 2025
10-28 10:30

Istn. słup betonowy E10,5
nr 21/12 z przewodem i
oprawą ośw. drogowego
- miejsce zasilania proj.
oświetlenia PDP

Istn. słup betonowy E10,5
nr 3/2 z przewodem i
oprawą ośw. drogowego
- miejsce zasilania proj.
oświetlenia PDP

Istn. słup betonowy E10,5
nr 3/1 z przewodem i
oprawą ośw. drogowego
- miejsce zasilania proj.
oświetlenia PDP

mat
FIRMA PROJEKTOWO-WYKONAWCZA
44-300 Wodzisław Śląski, ul. Św. Jana 16
kom. 511-695-121, 4matbiuro@gmail.com

OBIEKT	OSWIETLLENIE DROGOWE_PDP	PROJEKTOWAL nr upr. KUP/0069/P00E/10
NAMNA PROJEKTU	POPRAWA BEZPIECENSTWA RUCHU DROGOWEGO NA TERENIE GMINY ŚWIESZYNO	mgr inż. Wojciech Palczyński
RYSEK	PROJEKT ZAGOSPODAROWANIA TERENU	
INWESTOR	Gmina Świeszyno, Świeszyno 71, 76-024 Świeszyno	lokalizacja: 9-11
LOKALIZACJA	Świeszyno przy DW167, 76-024; dziki: 670/1, 223/5, 223/14, 718/1	351/4
SKALA:	1:500	DATA: 1.10.2025
		NR RYSUNKU: E-02