


YDY3x4mm2/RVS22 z istn. tablicy TG

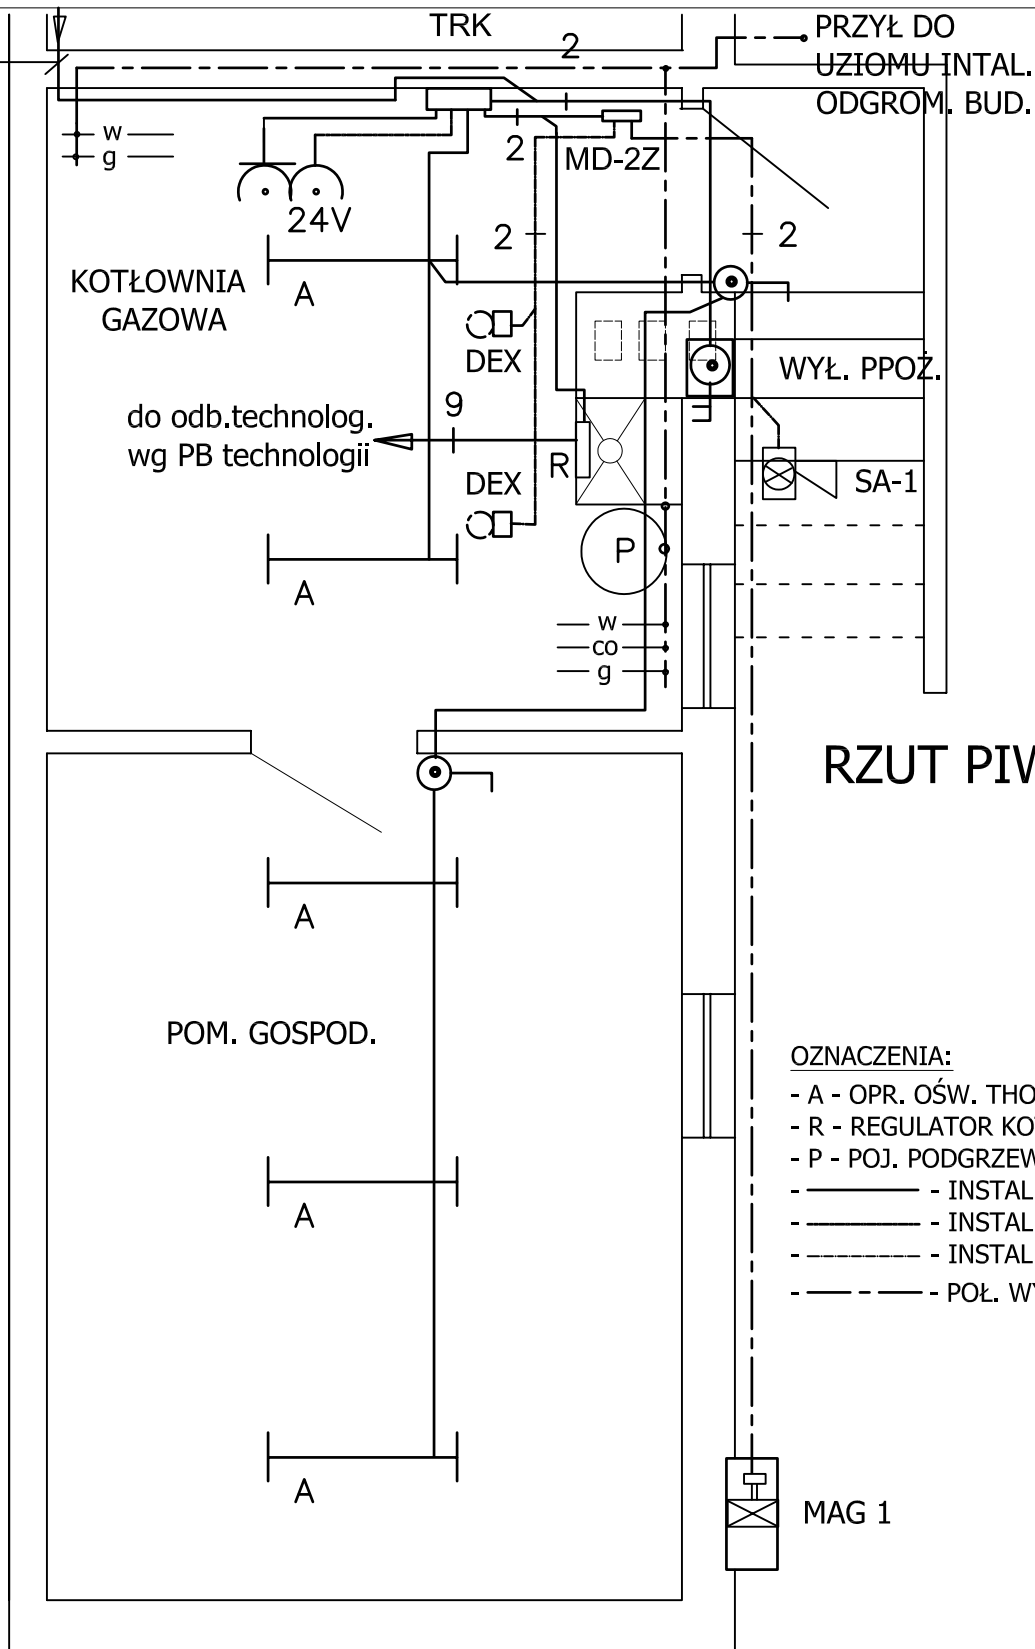

RZUT PIWNIC 1 : 50

OZNACZENIA:

- A - OPR. OŚW. THORN AQUAFORCE 2 x 36 W,
- R - REGULATOR KOTŁA,
- P - POJ. PODGRZEWACZ WODY,
- ——— - INSTAL. ELEKTR. 230V,
- ——— - INSTAL. ELEKTR. 24v,
- - INSTAL. STEROWNICZA
- - - - - POŁ. WYRÓW. FeZn 25 x 3 mm

OCHRONA OD PORAŻEŃ

SZYBKIE SAMOCZYNNE
WYŁĄCZENIE NAPIĘCIA

OBIEKT	ROZBUDOWA ISTN. GOK W ŚWIESZYNIE		
ADRES	ŚWIESZYNO, DZ. NR 306/2		
TEMAT	WEWNĘTRZNE INSTALACJE ELEKTRYCZNE		
PROJEKTANT	mgr inż. Andrzej Surmik		SKALA 1:50
SPRAWDZIŁ	mgr inż. Andrzej Żemojdzin		RYS. 1