







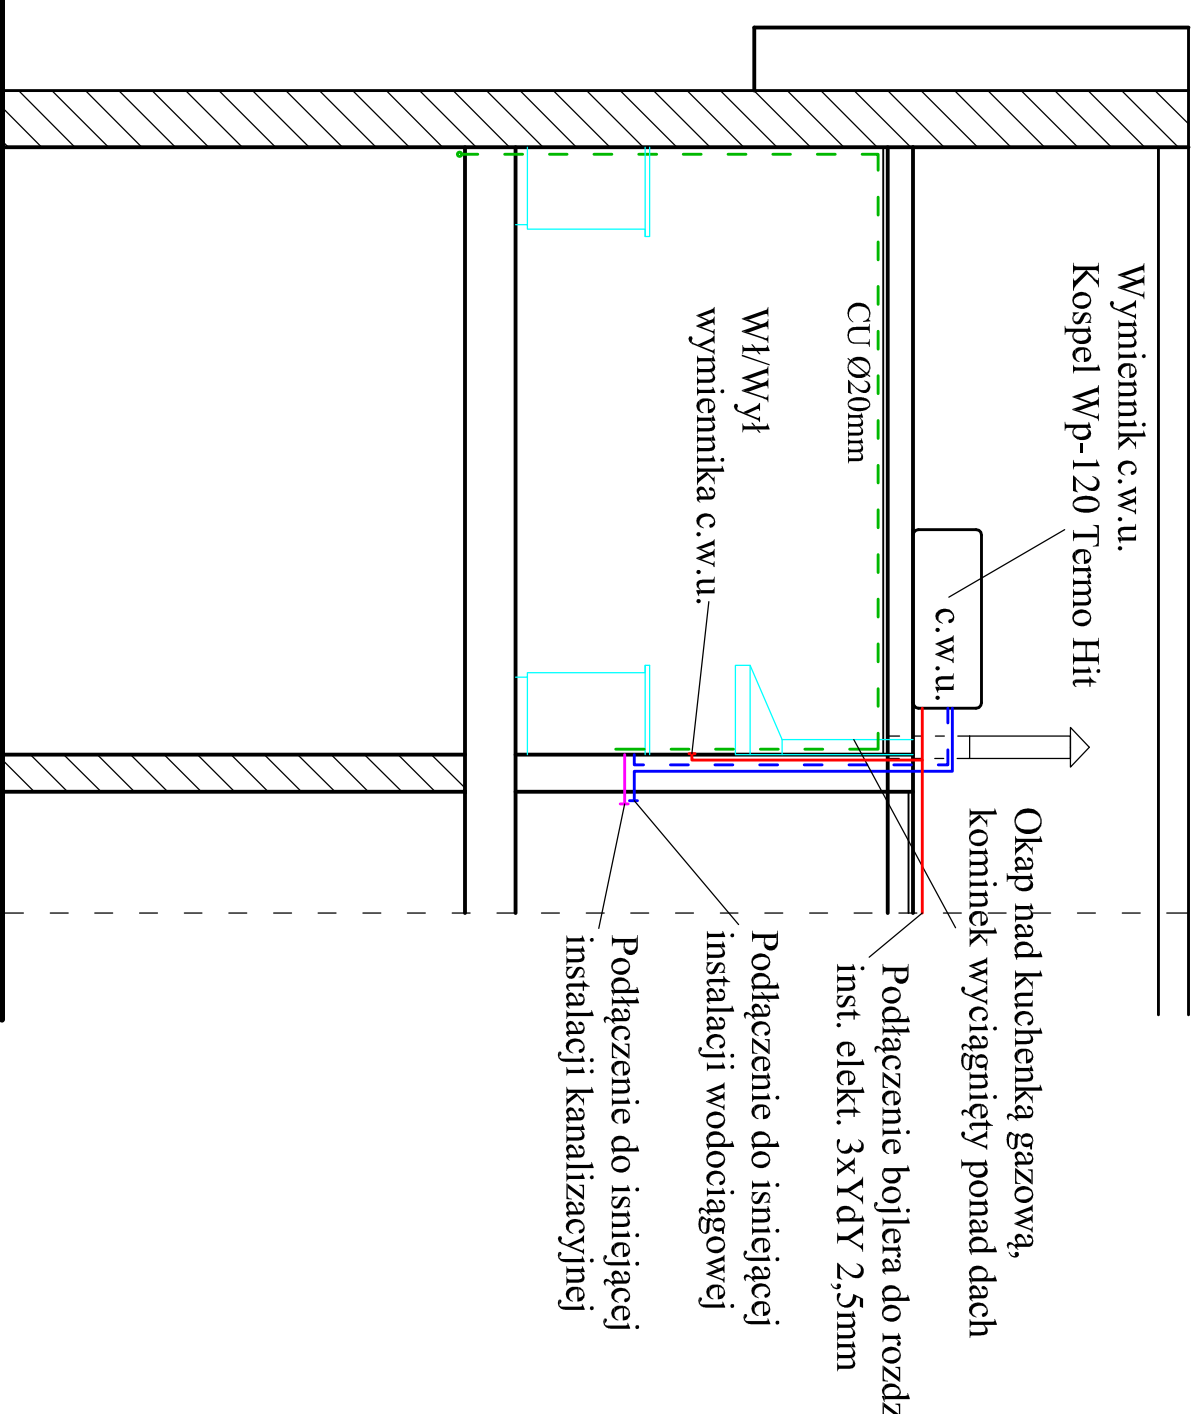

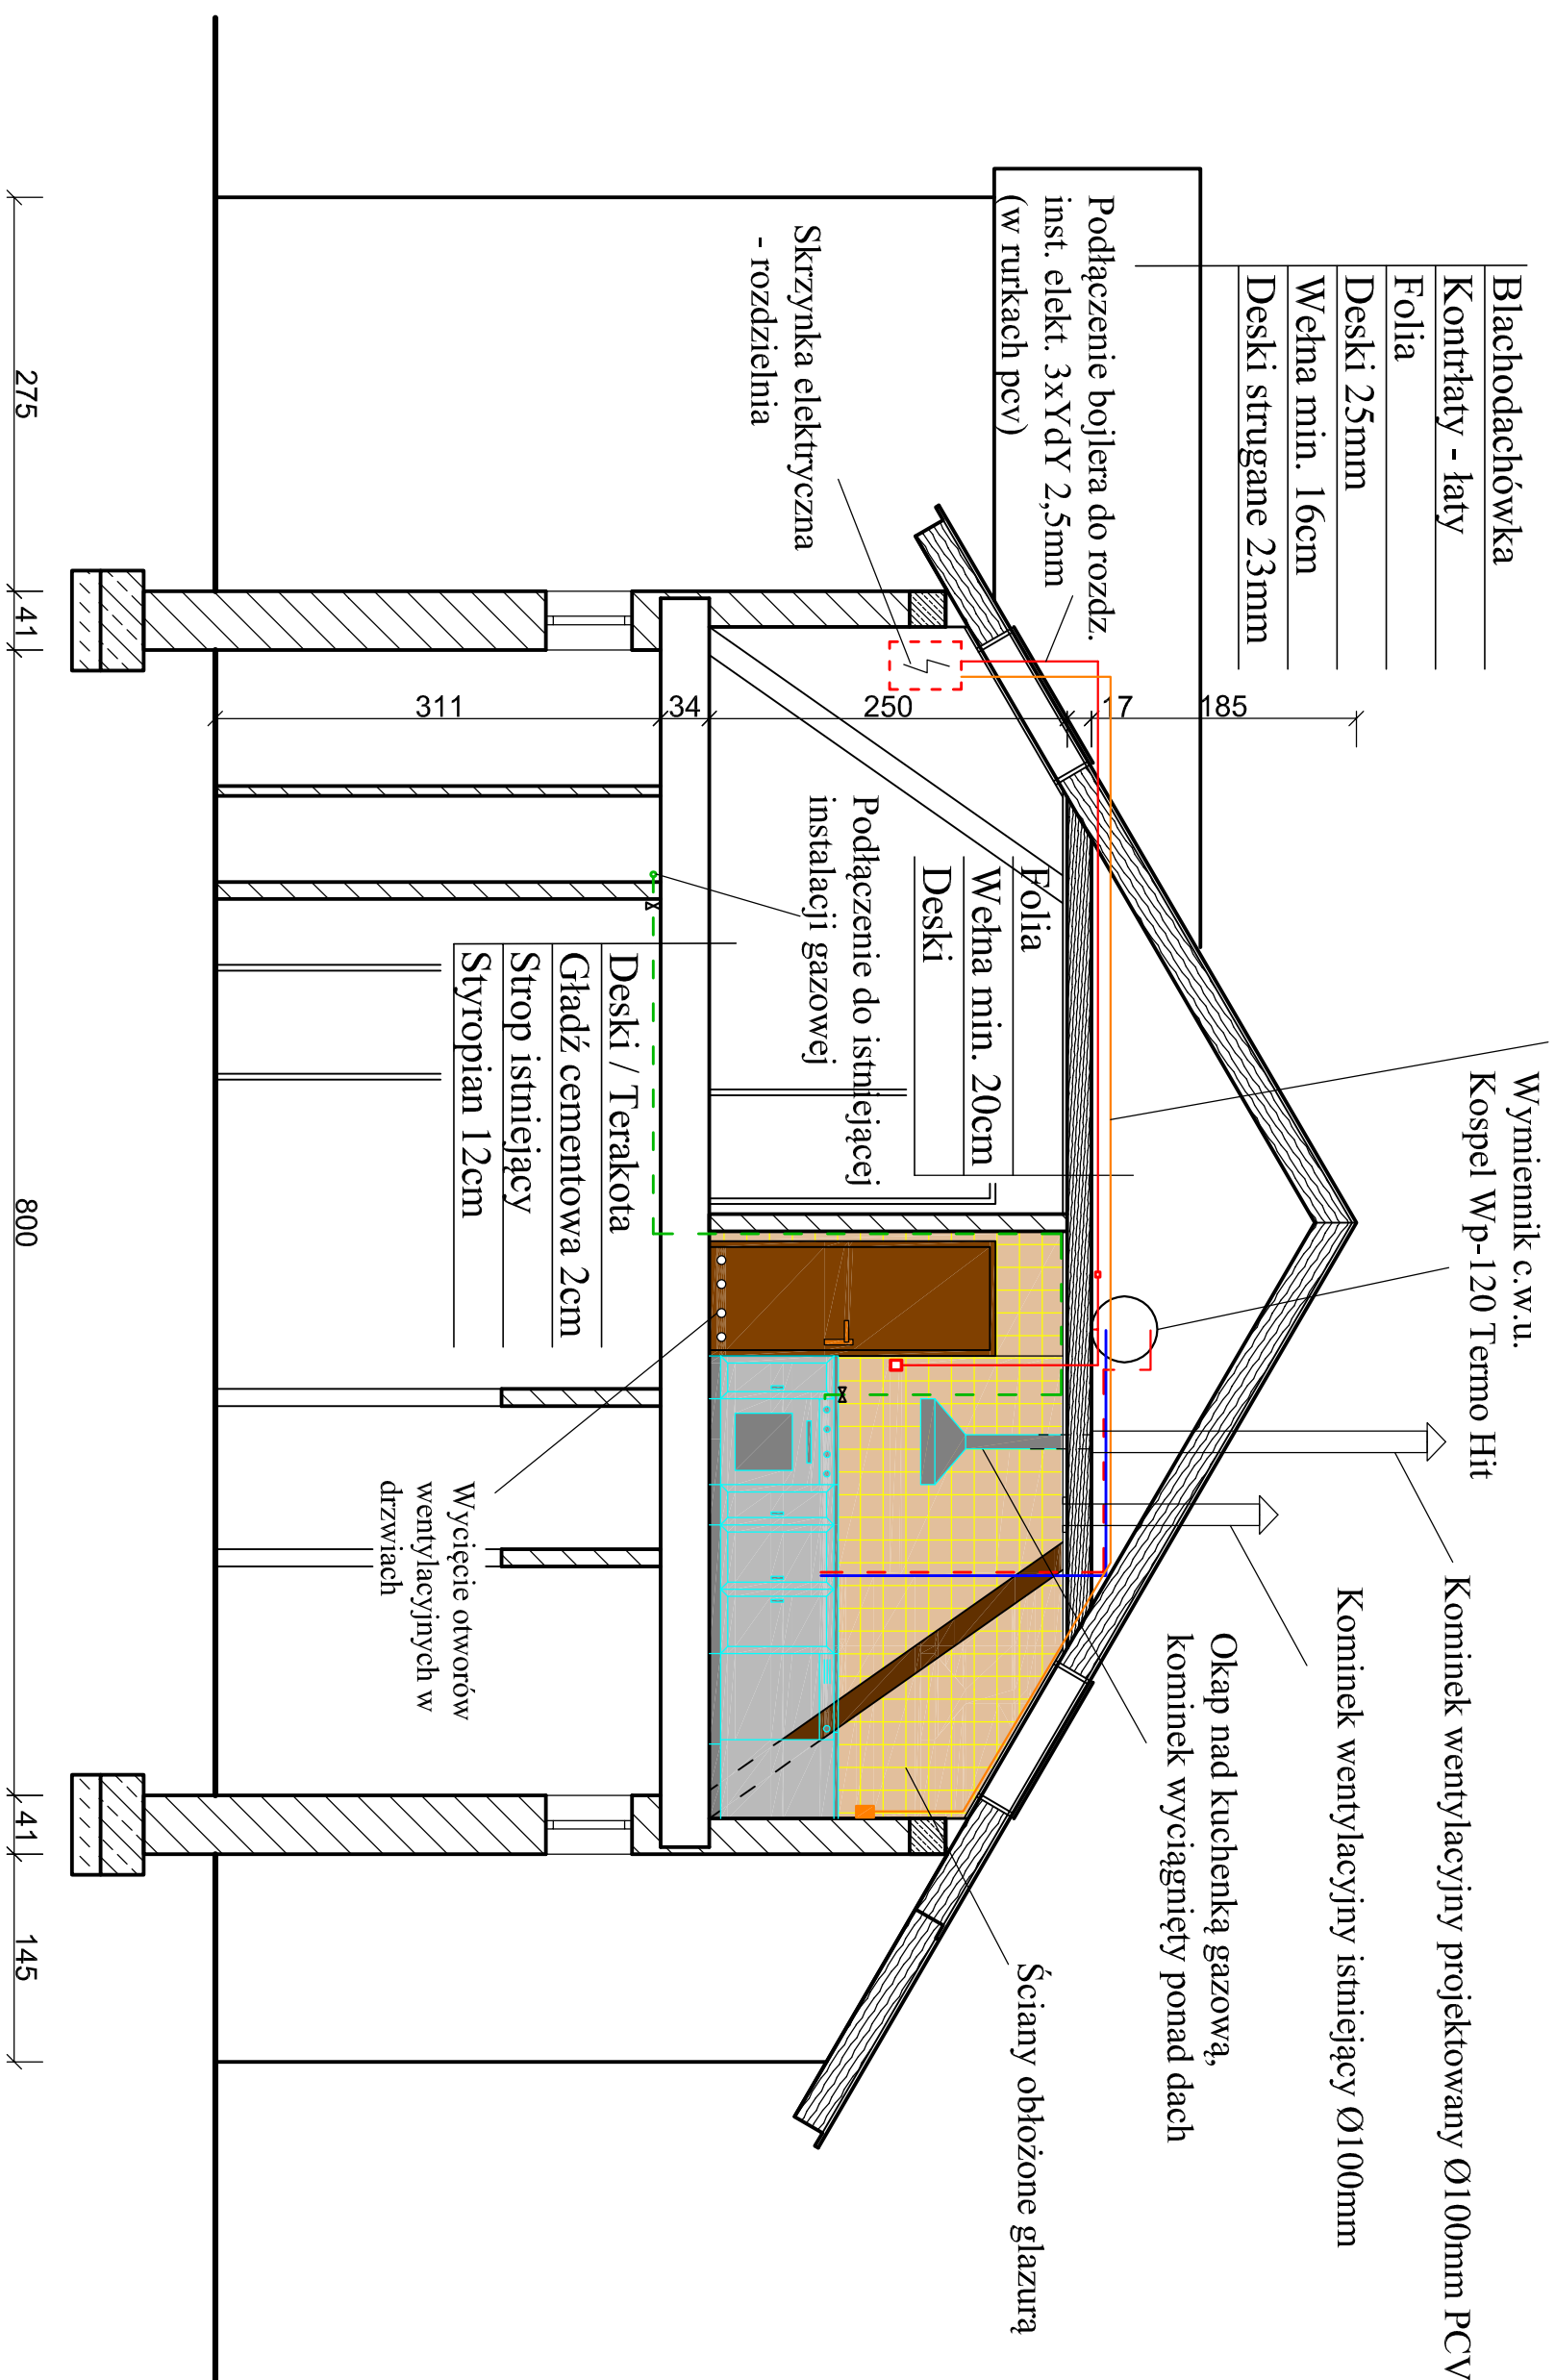

**Projekt zmiany funkcji pomieszczenia
Przekrój pionowy
Świeszyño dz. nr 352/8
skala 1:100**

 
Projektowana instalacja elektryczna - YdY 5x2,5mm do kuchni (gniazdo wtykowe 3-fazowe, przewody w rurkach pcv)

| |
|---------------------|
| Blachodachówka |
| Kontrłaty - łaty |
| Folia |
| Deski 25mm |
| Wetna min. 16cm |
| Deski strugane 23mm |



Legenda:

- | | |
|---|--|
|  | Projektowana instalacja gazowa cu Ø20mm |
|  | Projektowana instalacja wodociągowa - woda zimna Ø12mm |
|  | Projektowana instalacja wodociągowa - woda ciepła Ø12mm |
|  | Projektowana instalacja elektryczna - YdY 3x2,5mm do bojlera z wł.wył w kuchni |
|  | Projektowana instalacja elektryczna - YdY 5x2,5mm do kuchni (gniazdo wtykowe 3-fazowe) |
|  | Zawór gazowy kulowy |
| <div><div>c.w.u.</div></div> | Wymiennik c.w.u. Kospel Wp-120 Termo Hit |
|  | Gniazdo wtykowe 3-fazowe 32A |
|  | Wł./Wył. wymiennika c.w.u. |

| | |
|--|---------------------------------------|
|  BIURO PROJEKTOWE Mirosław Piotrkowski 78-530 Wierzbicowo, ul. Wojska Polskiego 14 tel./fax 94 3618185, kom. 662172440, e-mail: piotrkowski_m@poczta.fm , www.piotrkowski-projekty.com.pl | |
| Obiekt: | Budynek Remizy Strażackiej |
| Temat: | Projekt - przekrój pionowy |
| Adres: | Świeszyno 43, działka nr 352/8 |
| Inwestor: | Urząd Gminy w Świeszynie |
| Projektant: | |
| Proj.spr.: | |