

STAROSTA KOSZALIŃSKI
ZESPÓŁ UZGADNIANIA DOKUMENTACJI PROJEKTOWEJ
W KOSZALINIE

Na podstawie art. 28 ust. 1 ustawy z dnia 12 sierpnia 1997 r. Prawo geodezyjne i kartograficzne (Dz. U. z 2000r. Nr 100, poz. 1046) i art. 126a) ustawy z dnia 12 sierpnia 1997 r. Prawo geodezyjne i kartograficzne (Dz. U. z 2000r. Nr 100, poz. 1046) uzgodniono usytuowanie projektowanych sieci kanalizacyjnych i sanitarnych w miejscowości Giezkowo, gm. Świeżyno, powiat Koszaliński, woj. zachodniopomorskie.

Uzgodnienie usytuowania sieci kanalizacyjnych i sanitarnych w miejscowości Giezkowo, gm. Świeżyno, powiat Koszaliński, woj. zachodniopomorskie, na podstawie art. 28 ust. 1 ustawy z dnia 12 sierpnia 1997 r. Prawo geodezyjne i kartograficzne (Dz. U. z 2000r. Nr 100, poz. 1046) i art. 126a) ustawy z dnia 12 sierpnia 1997 r. Prawo geodezyjne i kartograficzne (Dz. U. z 2000r. Nr 100, poz. 1046).

Organ uzgadniający usytuowanie sieci kanalizacyjnych i sanitarnych w miejscowości Giezkowo, gm. Świeżyno, powiat Koszaliński, woj. zachodniopomorskie, na podstawie art. 28 ust. 1 ustawy z dnia 12 sierpnia 1997 r. Prawo geodezyjne i kartograficzne (Dz. U. z 2000r. Nr 100, poz. 1046) i art. 126a) ustawy z dnia 12 sierpnia 1997 r. Prawo geodezyjne i kartograficzne (Dz. U. z 2000r. Nr 100, poz. 1046).

Przewodniczący Zespołu Uzgadniania Dokumentacji Projektowej

KARTA REJESTRACYJNA MAPY DO CELÓW PROJEKTOWYCH ARKUSZ 1(7)

OBJEKT: GIEZKOVO dz. 23
Gmina: Świeżyno
powiat Koszaliński
województwo zachodniopomorskie

SKALA: 1:500
Układ współrzędnych: "2000"
Pozycja odniesienia: wysokość Kronsztad '86

Mapa do celów projektowych sporządzona przy wykorzystaniu:
1. mapy zasadniczej i siatki 1:500
2. danych branżowych i pomiarów terenowych
3. pomiarów terenowych i pomiarów pomiaru
4. opracowania geodezyjnego elementu planu zagospodarowania przestrzennego (nie regulacja, nie regulacja, nie ul. 40)
5. Mapa do celów projektowych została wykonana bez ustalenia obiektów służebności gruntowych i służebności wieczystych

Mapa do celów projektowych wykonana następująco: uzgodniono przez ZUP projekt sieci uzbrojenia terenu
- 1263/2011-przebieg, rura oświatowa, rura oświatowa

Uprawniony:
mgr inż. ROBERT WOŹNIAK
KONIKOWO 77, 75-024 ŚWIEŻYNO
tel. 0-50 133 34 48
Upewnienie R. 18991

Metoda sporządzenia mapy: cyfrowa

Informacje dotyczące typu nośnika oraz zawartości nośnika z danymi cyfrowymi

Nazwa pliku	Wielkość	Data utworzenia
641-212-2013.dwg	4,71 MB	30.08.2013 r.

Informacje dodatkowe:

- Zakres pomiaru
- Redakcja zgodna z instrukcją techniczną K-1 (1979) / K-1 (Podstawowa Mapa Kraju z 1999r.)
- Mapa nawiązuje się do celów projektowych w zakresie pomiaru
- Stwierdzenie kartometryczności mapy do celów projektowych jest zgodny z przepisami instrukcji technicznej K-1 (1979) / K-1 (Podstawowa Mapa Kraju z 1999r.)
- Wszystkie dane i obiekty budowlane podlegają wytyczeniu przez jednostkę wykonawstwa geodezyjnego
- Na wydruku są istniejące i planowane obiekty, do których brak było informacji branżowych i nie zostało odwołane w czasie inwentaryzacji geodezyjnej

Uzbrojenie opracowano na podstawie:

- danych branżowych - z literatury B
- podstawowego ustalenia przebiegu opartego na pomiarach terenowych - z literatury A
- branżowych pomiarów pomiarowych - bez literatury


W związku z tym w częściach 1 i 2 nie gwarantuje się kompletności i dokładności pomiarów uzbrojenia na mapie może być różnica od dokładności kartometrycznej mapy.

Aktualność mapy do celów projektowych na dzień: 18.09.2013 r.


GEODETA UPRAWNIONY
mgr inż. ROBERT WOŹNIAK
KONIKOWO 77, 75-024 ŚWIEŻYNO
tel. 0-50 133 34 48
Upewnienie R. 18991

Uprawniony
mgr inż. ROBERT WOŹNIAK
KONIKOWO 77, 75-024 ŚWIEŻYNO
tel. 0-50 133 34 48
Upewnienie R. 18991

SZKIC ORIENTACYJNY ARKUSZY
MAPY DO CELÓW PROJEKTOWYCH

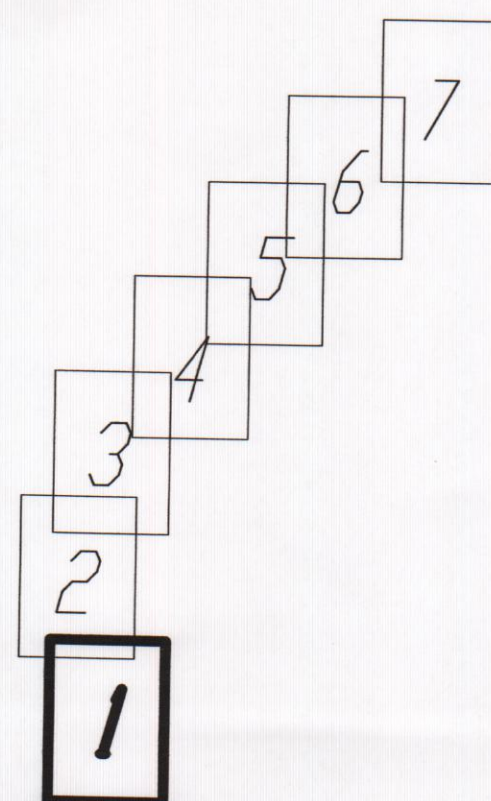

SCHEMAT ŁĄCZENIA ARKUSZY

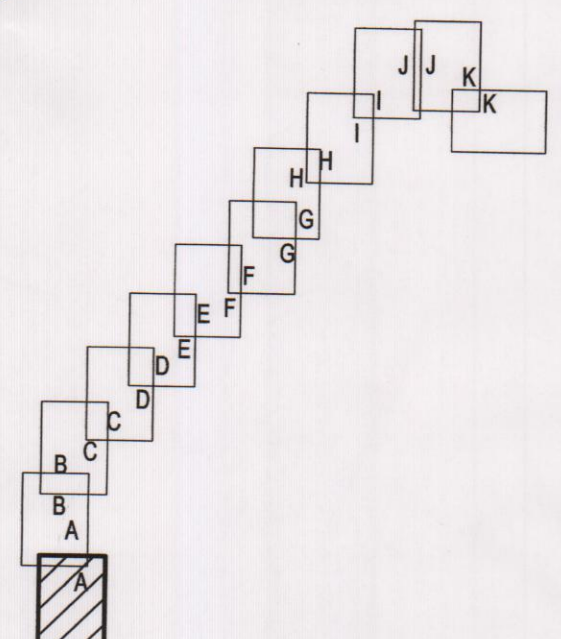

LEGENDA:

—●— PROJEKTOWANA KANALIZACJA SANITARNIA GRAWITACYJNA

— PROJEKTOWANA KANALIZACJA SANITARNIA TŁOCZNA

--- PROJEKTOWANY KABEL ENERGETYCZNY

WISŁO WYKONU

PROJEKT ZABUDOWY I ZAGOSPODAROWANIA TERENU
BUDOWY KANALIZACJI SANITARNEJ W MIEJSCOWOŚCI GIEZKOVO

OPRACOWAŁA:	mgr inż. Ewa Zimowska-Suska	WYKONAŁA:	mgr inż. Ewa Zimowska-Suska	STADIUM:	12.2013
OPRACOWAŁA:	mgr inż. Grzegorz Włoch	WYKONAŁA:	mgr inż. Grzegorz Włoch	DATA:	12.2013
CENY PRACY CENY MATERIAŁÓW CENY PRACOWNI CENY PR					