


PRACOWNIA USŁUG PROJEKTOWYCH MARIUSZ KŁOSOWSKI 88-604 CHOJNICE ul. Gdańska 54		
NAZWA I ADRES PROJEKTOWANEGO OBIEKTU BUDOWLANO	ŚWIETLICA SOLECKA WRAZ Z INFRASTRUKTURA TECHNICZNĄ, ZJAZDEM Z DROGI POWIATOWEJ I MIEJSCAMI POSTOJOWYMI Z PRZEBUDOWĄ ISTNIEJĄCEJ SIECI KANALIZACJI SANITARNEJ ORAZ PRZENIESIENIEM PLACU ZABAW NA DZIAŁCE NR 9/18 ORAZ CHODNIK I ZATOKA AUTOBUSOWA NA DZ. NR 13, 55 1918 W M. GIEŻKOWO	
INST. OŚW. PODSTAWOWEGO ORAZ EWAKUACYJNEGO	SKALA	1:100
BRANŻA ELEKTRYCZNA	NR RYS	E2
PROJEKTANT INST. ELEKTRYCZNEJ SPECJALNOŚĆ: INST. ELEKTRYCZNE MAREK ZWADZIK UAN-KZ-721036/92; AUB-KZ-721075/90	SPRAWDZAJĄCY INST. ELEKTRYCZNE SPECJALNOŚĆ: INST. ELEKTRYCZNE ALDYZ ZWADZIK BUA-UW47/635/96; 725/576; AUB-KZ-721007/90	
28.04.2018	28.04.2018	

Schemat instalacji elektrycznej

Instalacja techniczna, komputerowa

oraz gniazda 230V i 400V

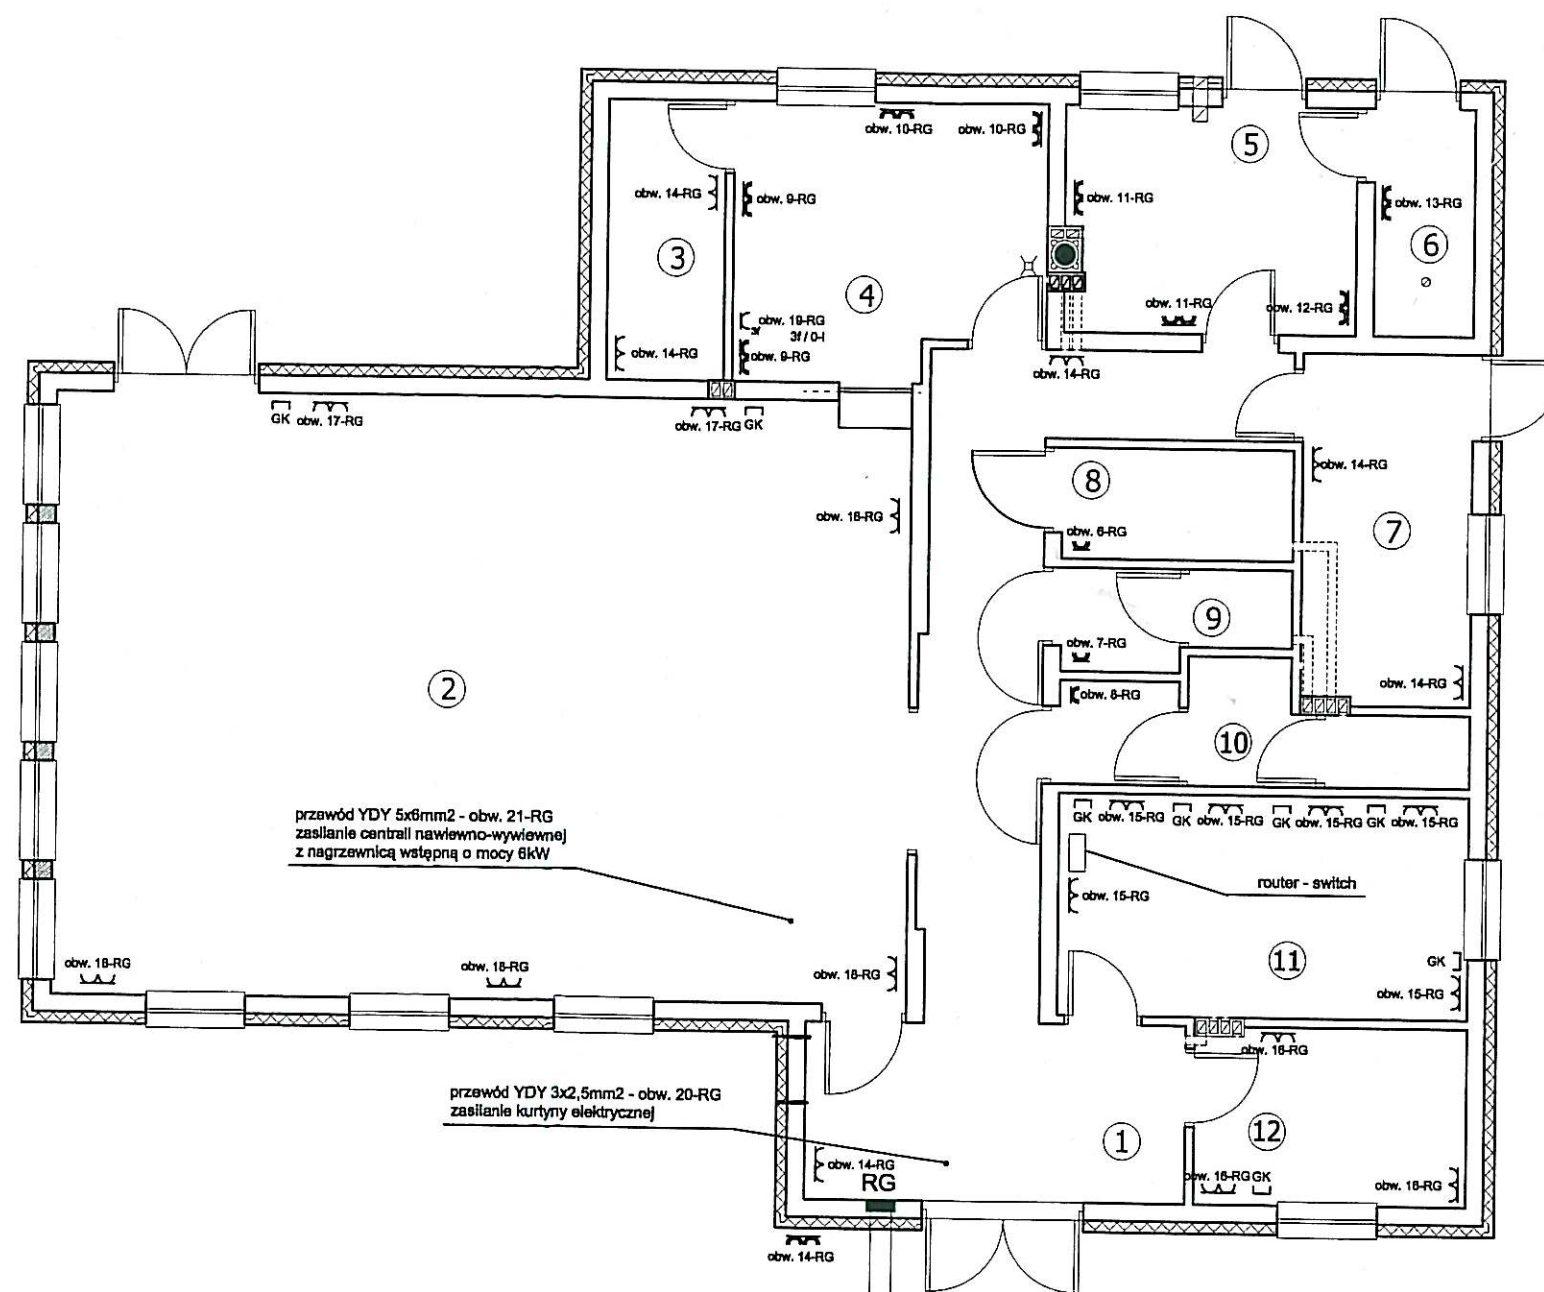

proj. wewnętrzna linia zasilania
oświetlenia terenu YKY 3x6mm²
obw. 22 - RG

proj. WLZ YKY 5x10mm² - dł. 24mb

LP	NAZWA POMIESZCZEŃ	POWIERZCHNIA	RODZAJ POSADZKI
1	KOMUNIKACJA	31,59	GRANITOGRES
2	SALA - ŚWIEŁICA	94,87	GRANITOGRES
3	MAGAZYN	8,01	GRANITOGRES
4	ANIEKS KUCHENNY	15,17	GRANITOGRES
5	POM. KOTŁA	12,19	GRANITOGRES
6	SKŁAD PAŁU	4,88	GRANITOGRES
7	POM. GOSPODARCZE	11,23	GRANITOGRES
8	WC DAMSKI I NIEPEŁNOSPRAWNYCH	5,01	GRANITOGRES
9	WC DAMSKI	4,14	GRANITOGRES
10	WC MĘSKI	7,50	GRANITOGRES
11	SALA KOMPUTEROWA	18,74	GRANITOGRES
12	BIURO	8,75	GRANITOGRES
	RAZEM	217,86	

STAROSTWO POWIATOWE
w Koszalinie
75-620 K O S Z A L I N
ul. Racławicka 13

LEGENDA

- - rozdzielnia główna RG
- ⌋ - wyłącznik grupowy (szeregowy) - dwubiegunowy
- ⌋ - wyłącznik jednobiegunowy
- ⌋ - wyłącznik schodowy
- ⌋ - wyłącznik krzyżowy
- ⊗ - oprawa oświetleniowa żarowa
- ⊗1 - oprawa oświetleniowa 1x36 IP44
- ⊗2 - oprawa oświetleniowa 2x36 IP20
- ⊗ - oprawa oświetlenia ewakuacyjnego
- - czujnikiem ruchu
- - oprawa rastrowa 4x18W
- ⌋ - gniazdo wtyczkowe pojedyncze-hermetyczne - 230V
- ⌋ - gniazdo wtyczkowe podwójne-hermetyczne - 230V
- ⌋ - gniazdo wtyczkowe podwójne - 230V
- ⌋₃ - gniazdo 400V (L1, L2, L3, N+PE/0-I)
- ⌋ GK - gniazdo komputerowe RJ45


PRACOWNIA USŁUG PROJEKTOWYCH MARIUSZ KŁOSOWSKI		89-804 CHOUNICE ul. Gdańska 54	
NAZWA I ADRES PROJEKTOWANEGO OBIEKTU BUDOWLANEGO		ŚWIEŁICA SOLECKA WRAZ Z INFRASTRUKTURĄ TECHNICZNĄ, ZJAZDEM Z DROGI POWIATOWEJ I MIEJSCAMI POSTOJOWYMI Z PRZEBUDOWĄ ISTNIEJĄCEJ SIECI KANALIZACJI SANITARNEJ ORAZ PRZENIESIENIEM PLACU ZABAW NA DZIAŁCE NR 9/18 ORAZ CHODNIK I ZATOKA AUTOBUSOWA NA DZ. NR 23, 55 19/18 W M. GIEŻKOWO	
INST. TECH., KOMPUTEROWA ORAZ GNIAZD 230V I 400V		SKALA	1:100
BRANŻA ELEKTRYCZNA		NR RYS	E3
PROJEKTANT INST. ELEKTRYCZNEJ SPECJALNOŚĆ: INST. ELEKTRYCZNE MAREK ZNADEK UAN-KZ-7210/369; AUB-KZ-7210/590		SPRAWDZAJĄCY INST. ELEKTRYCZNE SPECJALNOŚĆ: INST. ELEKTRYCZNE ALCZYŻ ZNADEK BUA-HZ-7210/369; 725/590; AUB-KZ-7210/590	
28.04.2016		28.04.2016	

Schemat instalacji elektrycznej

Instalacja monitoringu CCTV


LP	NAZWA POMIESZCZEŃ	POWIERZCHNIA	RODZAJ POSADZKI
1	KOMUNIKACJA	31,59	GRANITOGRES
2	SALA - ŚWIETLICA	94,87	GRANITOGRES
3	MAGAZYN	6,01	GRANITOGRES
4	ANEKS KUCHENNY	15,17	GRANITOGRES
5	POM. KOTŁA	12,19	GRANITOGRES
6	SKŁAD PAŁU	4,88	GRANITOGRES
7	POM. GOSPODARCZE	11,23	GRANITOGRES
8	WC DAMSKI I NIEPEŁNOSPRAWNYCH	5,01	GRANITOGRES
9	WC DAMSKI	4,14	GRANITOGRES
10	WC MĘSKI	7,50	GRANITOGRES
11	SALA KOMPUTEROWA	18,74	GRANITOGRES
12	BIURO	8,75	GRANITOGRES
	RAZEM	217,86	

STAROSTWO POWIATOWE
w Koszalinie
75-620 K O S Z A L I N
ul. Racławicka 13

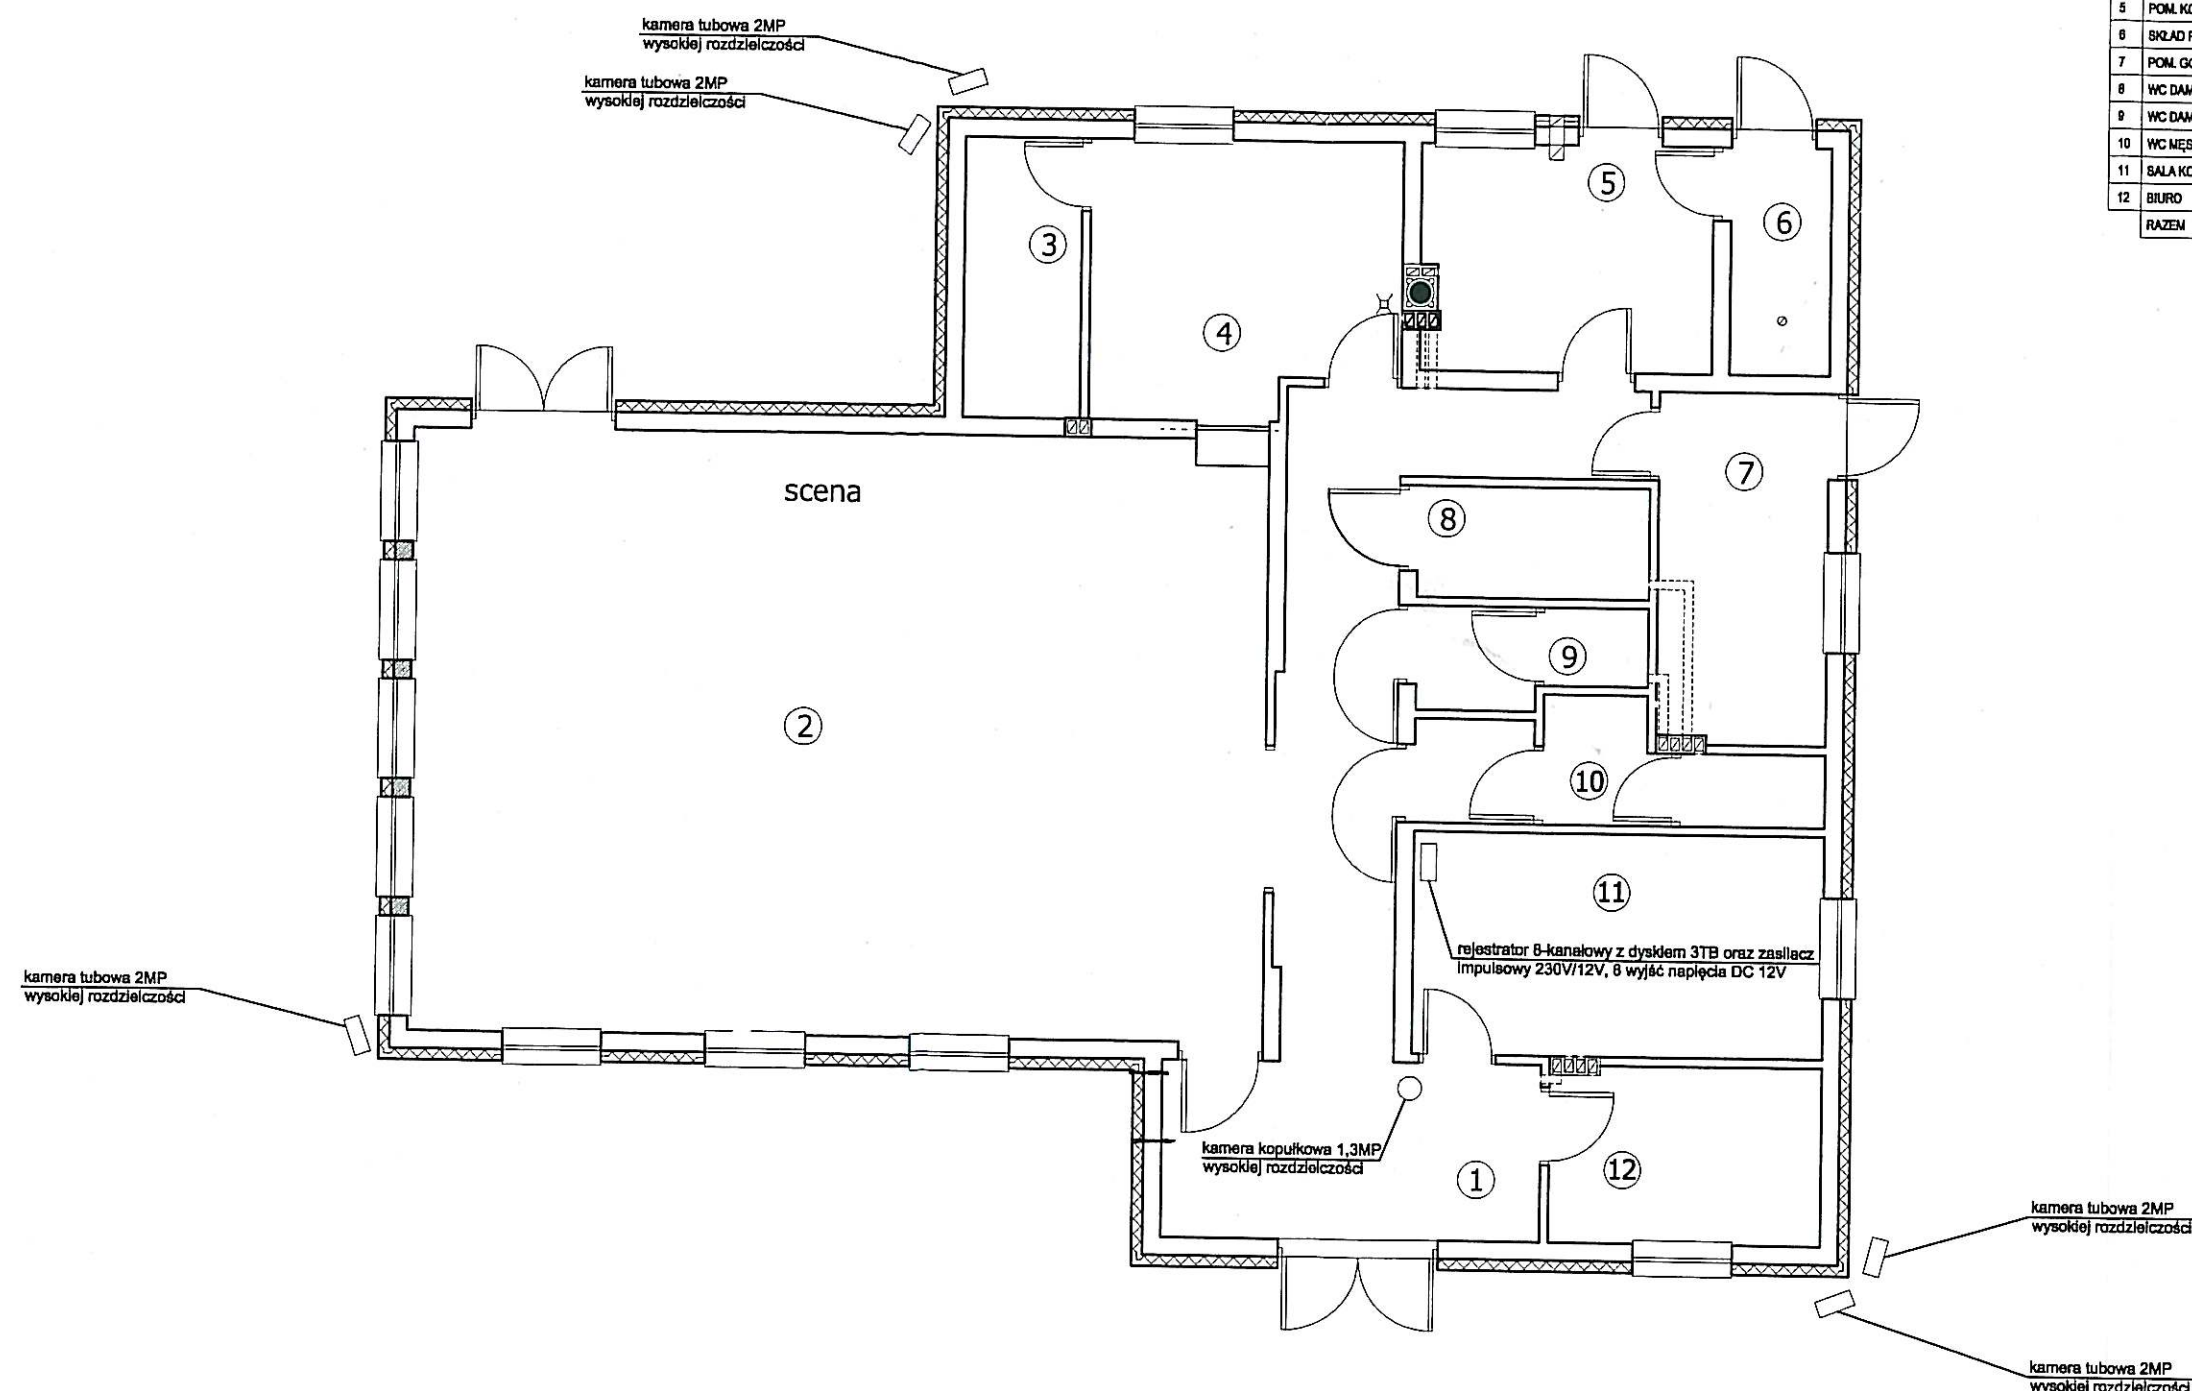

Kamery należy połączyć z rejestratorem za pomocą przewodu YAP75+2x0,5mm²

PRACOWNIA USŁUG PROJEKTOWYCH MARIUSZ KŁOSOWSKI 89-604 CHOJNICE ul. Gdańska 54	
NAZWA I ADRES PROJEKTOWANEGO OBIEKTU BUDOWLANEGO	ŚWIETLICA SOLECKA WRAZ Z INFRASTRUKTURĄ TECHNICZNĄ, ZJAZDEM Z DROGI POWIATOWEJ I MIEJSCAMI POSTOJOWYMI Z PRZEBUDOWĄ ISTNIEJĄCEJ SIECI KANALIZACJI SANITARNEJ ORAZ PRZENIESIENIEM PLACU ZABAW NA DZIAŁCE NR 9/18 ORAZ CHODNIK I ZATOKA AUTOBUSOWA NA DZ. NR 23, 55 19/18 W M. GIEŻKOWO
INSTALACJA MONITORINGU CCTV	SKALA 1:100
BRANŻA ELEKTRYCZNA	NR RYS E4
PROJEKTANT INST. ELEKTRYCZNEJ SPECJALNOŚĆ: INST. ELEKTRYCZNE MAREK ZNAJDEK UAN-KZ-721036/02; AUB-KZ-7219175/00 28.04.2018	SPRAWDZAJĄCY INST. ELEKTRYCZNE SPECJALNOŚĆ: INST. ELEKTRYCZNE ALOJZY ZNAJDEK BUA-BU47/63/06; 725/75/06; AUB-KZ-721071/00 28.04.2018

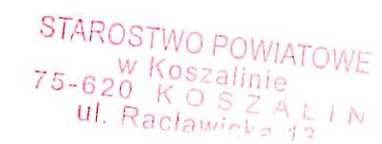

PRACOWNIA USŁUG PROJEKTOWYCH MARIUSZ KŁOSOWSKI 69-604 CHOJNICE ul Gdańska 54	
NAZWA I ADRES PROJEKTOWANEGO OBIEKTU BUDOWLANEGO	ŚWIETLICA SOLECKA WRAZ Z INFRASTRUKTURĄ TECHNICZNĄ, ZAJAZDEM Z DROGI POWIATOWEJ I MIEJSCAMI POSTOJOWYMI Z PRZEBUDOWĄ ISTNIEJĄC SIECI KANALIZACJI SANITARNEJ ORAZ PRZENIESIENIEM PLACU ZABAW NA DZ. NR 9/18 ORAZ CHODNIK I ZATOKA AUTOBUSOWA NA DZ. NR 23, 55 19/18 W M. GIEŻKOWO
INSTALACJA ODGROMOWA	SKALA 1:100
BRANŻA ELEKTRYCZNA	NR RYS E6
PROJEKTANT: INST. ELEKTRYCZNEJ SPECJALNOŚĆ: INST. ELEKTRYCZNE MAREK ZNAJDEK UAH-KZ-721075/69, AUB-KZ-721075/60	SPRAWDZAJĄCY INST. ELEKTRYCZNE SPECJALNOŚĆ: INST. ELEKTRYCZNE ALOJZY ZNAJDEK BUA-III/447/63/Bg, 725/75/Bg; AUB-KZ-721077/60
28.04.2016	28.04.2016