


## KOTŁOWNIA NA PALIWO STAŁE RZUT PARTERU

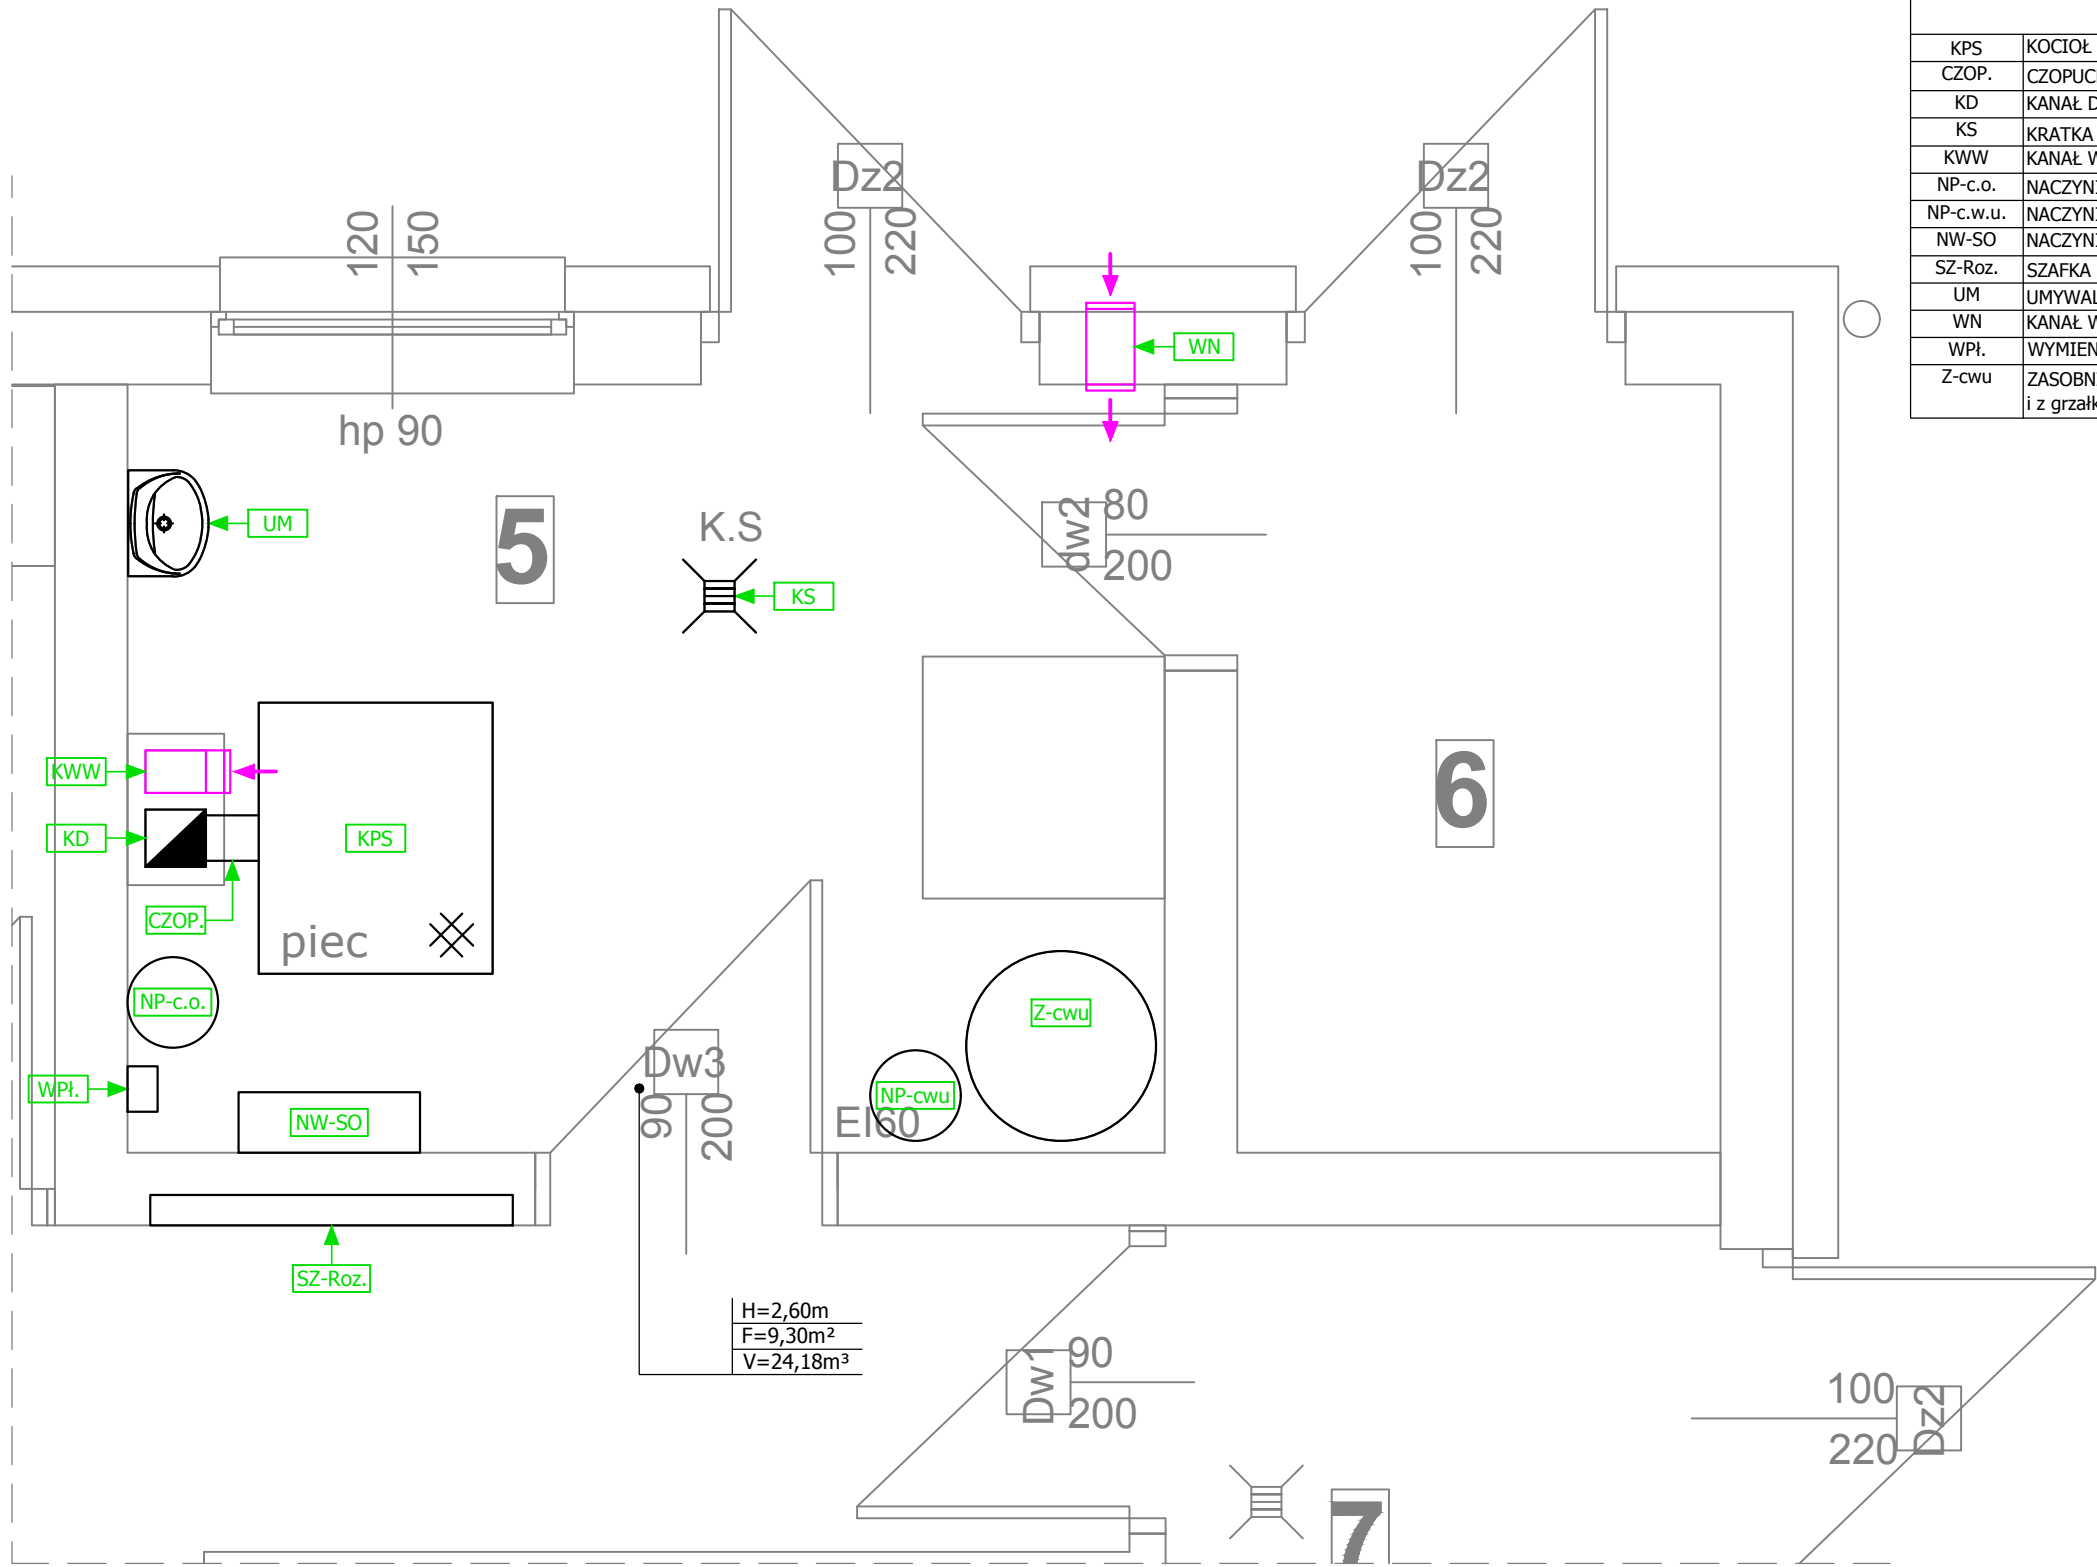

ZESTAWIENIE URZĄDZEŃ	
KPS	KOCIOŁ NA PALIWO STŁĘ o mocy 24 kw
CZOP.	CZOPUCH ZE STALI ŻARÓ/KWASO ODPORNEJ
KD	KANAŁ DYMOWY (w kominie systemowym)
KS	KRATKA ŚCIEKOWA
KWW	KANAŁ WENTYLACYJNY WYWIEWNY (w kominie systemowym)
NP-c.o.	NACZYNNIE PRZEPONOWE c.o. [REDAKOWANE]
NP-c.w.u.	NACZYNNIE PRZEPONOWE c.w.u. [REDAKOWANE]
NW-SO	NACZYNNIE WZBIORCZE SYSTEMU OTWARTEGO o pojemności użytkowej 25 litrów
SZ-Roz.	SZAFKA Z ROZDZIELACZMI na 12 obwodów
UM	UMYWALKA
WN	KANAŁ WENTYLACYJNY NAWIEWNY F=200cm <sup>2</sup> (ø160mm)
WPł.	WYMIENNIK PŁYTOWY o mocy 30 kW
Z-cwu	ZASOBNIK CIEPŁEJ WODY UŻYTKOWEJ o pojemności 80 litrów z wężownicą i z grzałką elektryczną

"ARCH+" Bernadeta Jastrzębska, ul.Niemcewiczka 26/606, 71-520 Szczecin			
biuro@arch-plus.com.pl	OBIEKT:	ŚWIETLICA WIEJSKA	
	OPRACOWANIE:	KOTŁOWNIA NA PALIWO STAŁE	
	TYTUŁ RYS.:	RZUT PARTERU	
	BRANŻA:	SANITARNA	Data: 10.2017
	ADRES:	dz.nr 114, obr.0076-Zegrze Pomorskie, gmina Świeszyno	Nr rysunku: SW-04.01
	INWESTOR:	Gmina Świeszyno Świeszyno 71, 76-024 Świeszyno	Skala: 1:25
	PROJEKTOWAŁ:	mgr inż. Łukasz Bawarski Upr. Bud. Nr ZAP/0066/POOS/08	