


PROJEKT ZAGOSPODAROWANIA TERENU
W ZAKRESIE PRZYŁĄCZY
I ZEWNĘTRZNYCH INSTALACJI SANITARNYCH

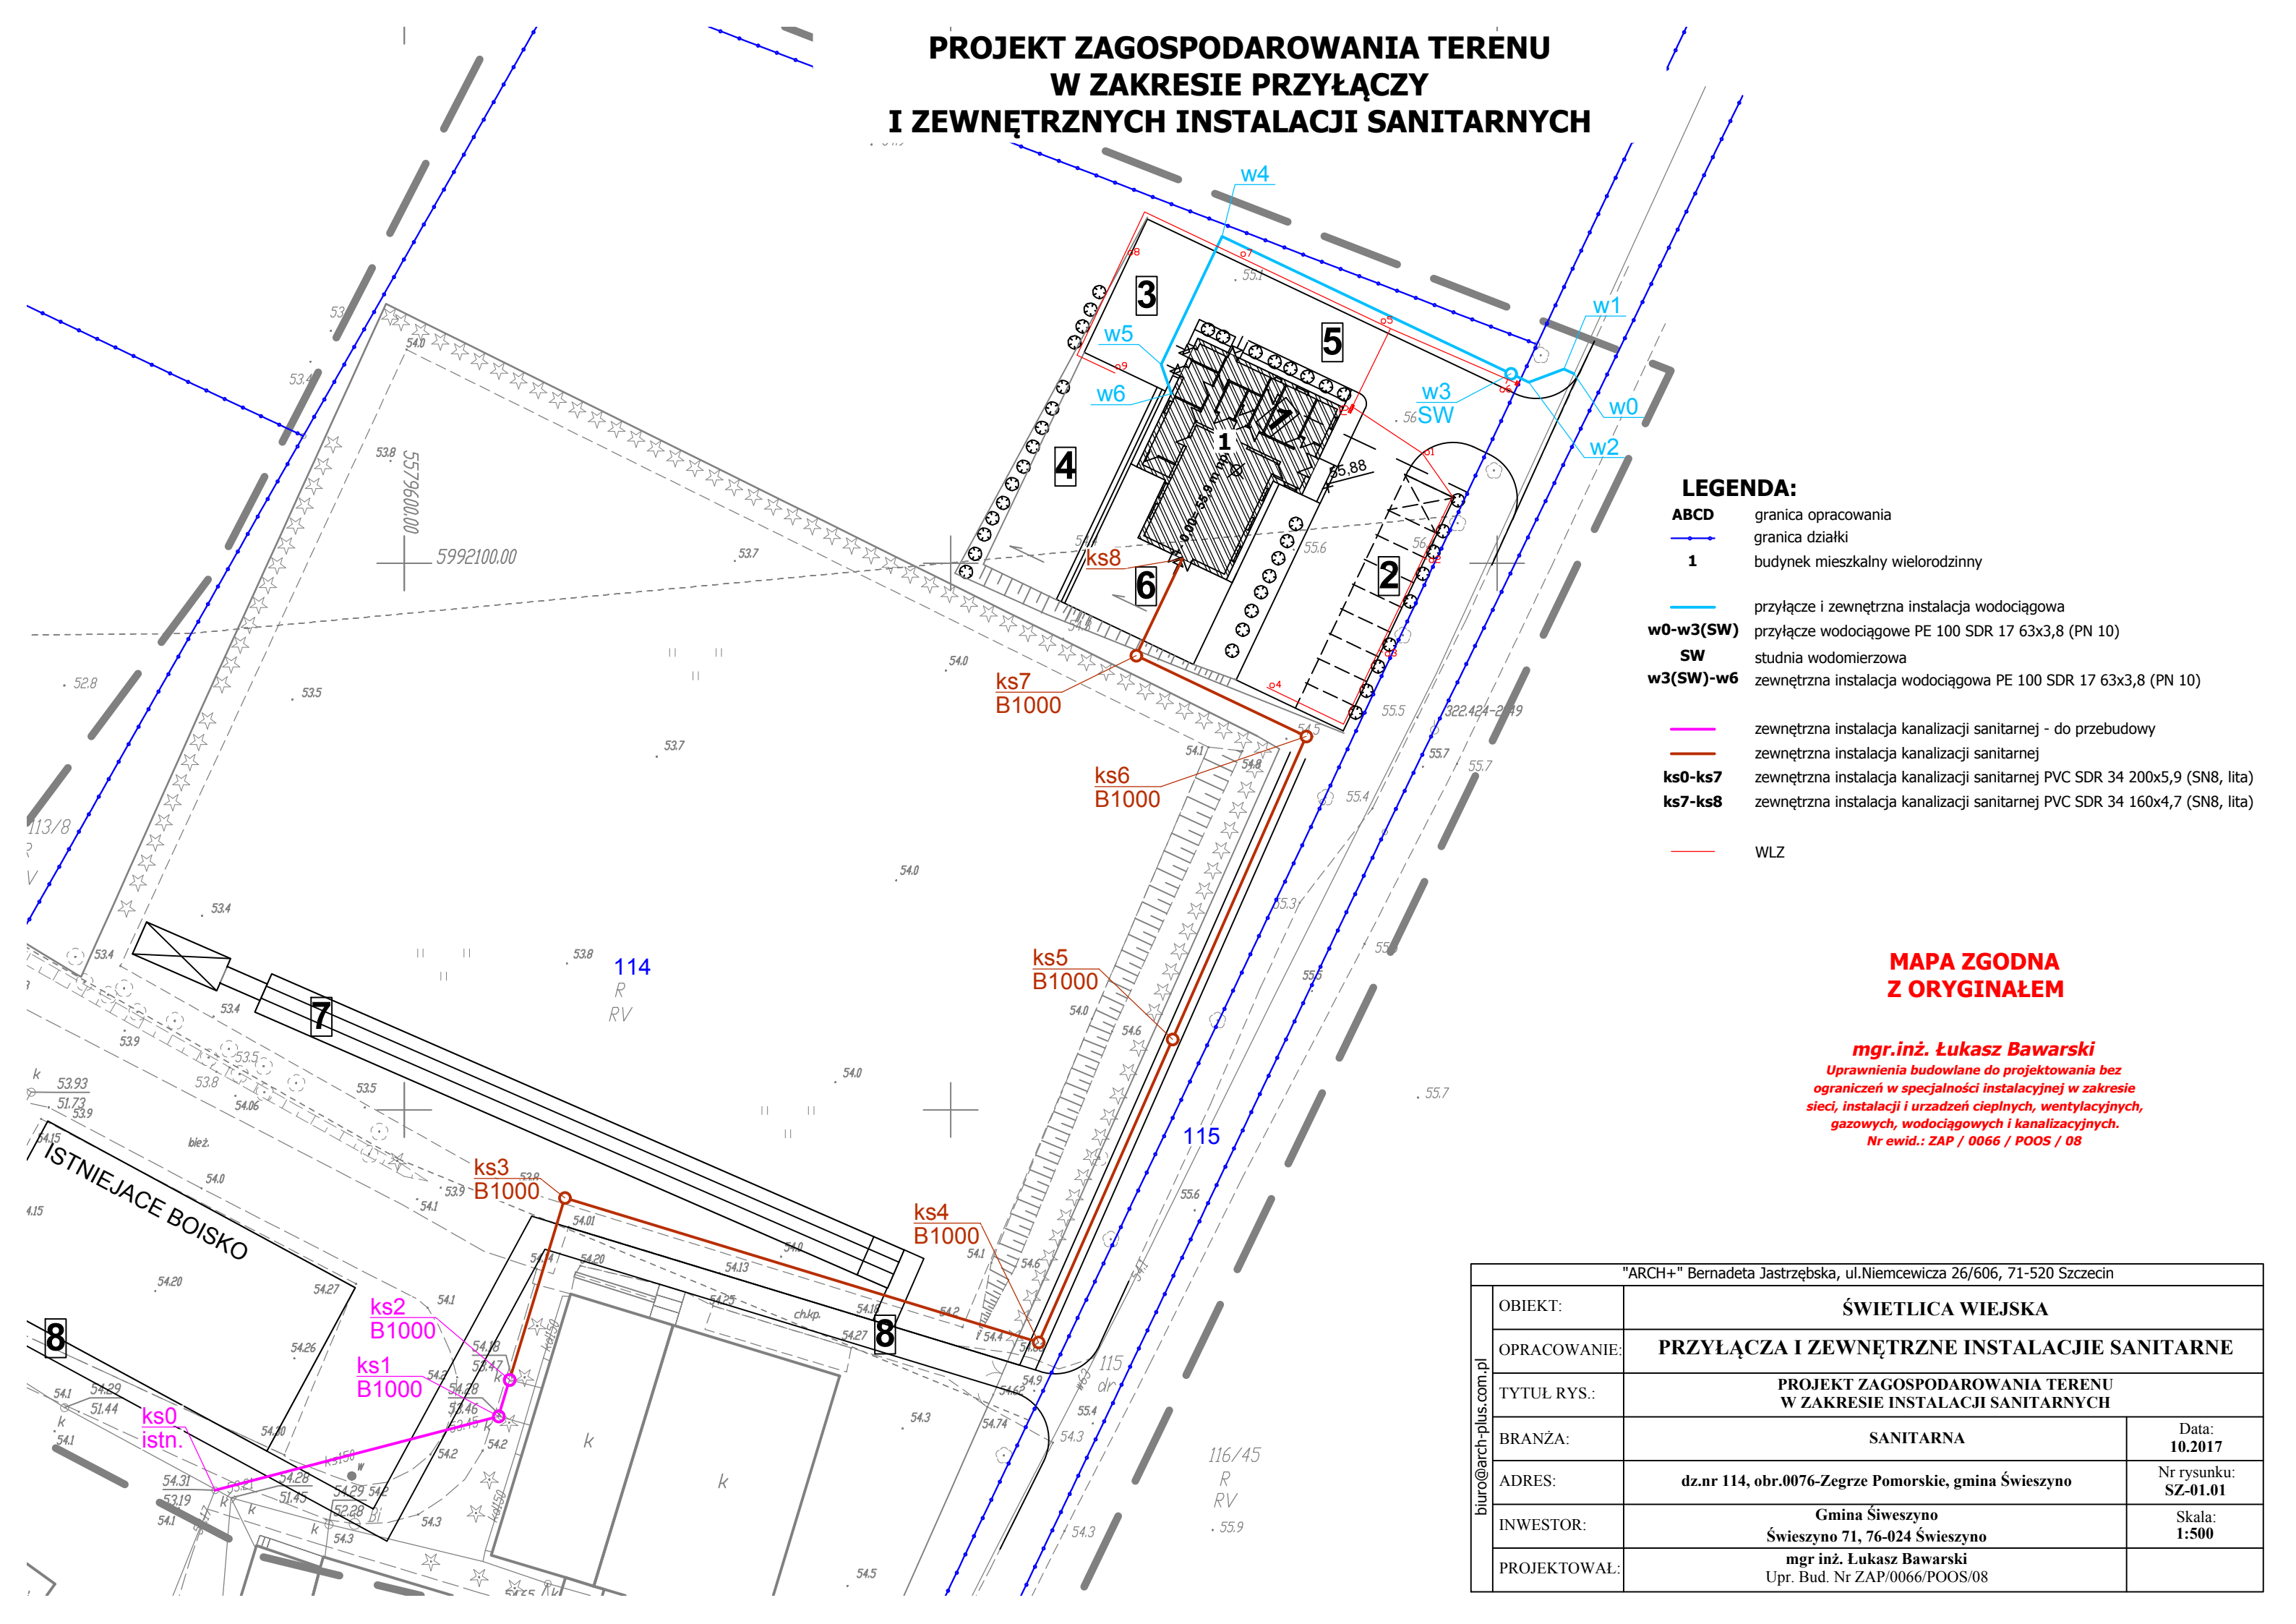

LEGENDA:

- ABCD granica opracowania
granica działki
1 budynek mieszkalny wielorodzinny
- przyłącze i zewnętrzna instalacja wodociągowa
w0-w3(SW) przyłłącze wodociągowe PE 100 SDR 17 63x3,8 (PN 10)
SW studnia wodomierzowa
w3(SW)-w6 zewnętrzna instalacja wodociągowa PE 100 SDR 17 63x3,8 (PN 10)
- zewnętrzna instalacja kanalizacji sanitarnej - do przebudowy
zewnętrzna instalacja kanalizacji sanitarnej
ks0-ks7 zewnętrzna instalacja kanalizacji sanitarnej PVC SDR 34 200x5,9 (SN8, lita)
ks7-ks8 zewnętrzna instalacja kanalizacji sanitarnej PVC SDR 34 160x4,7 (SN8, lita)
- WLZ

MAPA ZGODNA
Z ORYGINAŁEM

mgr.inż. Łukasz Bawarski
Uprawnienia budowlane do projektowania bez
ograniczeń w specjalności instalacyjnej w zakresie
sieci, instalacji i urządzeń cieplnych, wentylacyjnych,
gazowych, wodociągowych i kanalizacyjnych.
Nr ewid.: ZAP / 0066 / POOS / 08

"ARCH+" Bernadeta Jastrzębska, ul.Niemcewicza 26/606, 71-520 Szczecin			
biuro@arch-plus.com.pl	OBIEKT:	ŚWIETLICA WIEJSKA	
	OPRACOWANIE:	PRZYŁĄCZA I ZEWNĘTRZNE INSTALACJE SANITARNE	
	TYTUŁ RYS.:	PROJEKT ZAGOSPODAROWANIA TERENU W ZAKRESIE INSTALACJI SANITARNYCH	
	BRANŻA:	SANITARNA	Data: 10.2017
	ADRES:	dz.nr 114, obr.0076-Zegrze Pomorskie, gmina Świeszyno	Nr rysunku: SZ-01.01
	INWESTOR:	Gmina Świeszyno Świeszyno 71, 76-024 Świeszyno	Skala: 1:500
PROJEKTOWAŁ:		mgr inż. Łukasz Bawarski Upr. Bud. Nr ZAP/0066/POOS/08	