


ZEWNĘTRZNA INSTALACJA KANALIZACJI SANITARNEJ
PROFIL PODŁUŻNY
ks3-ks8

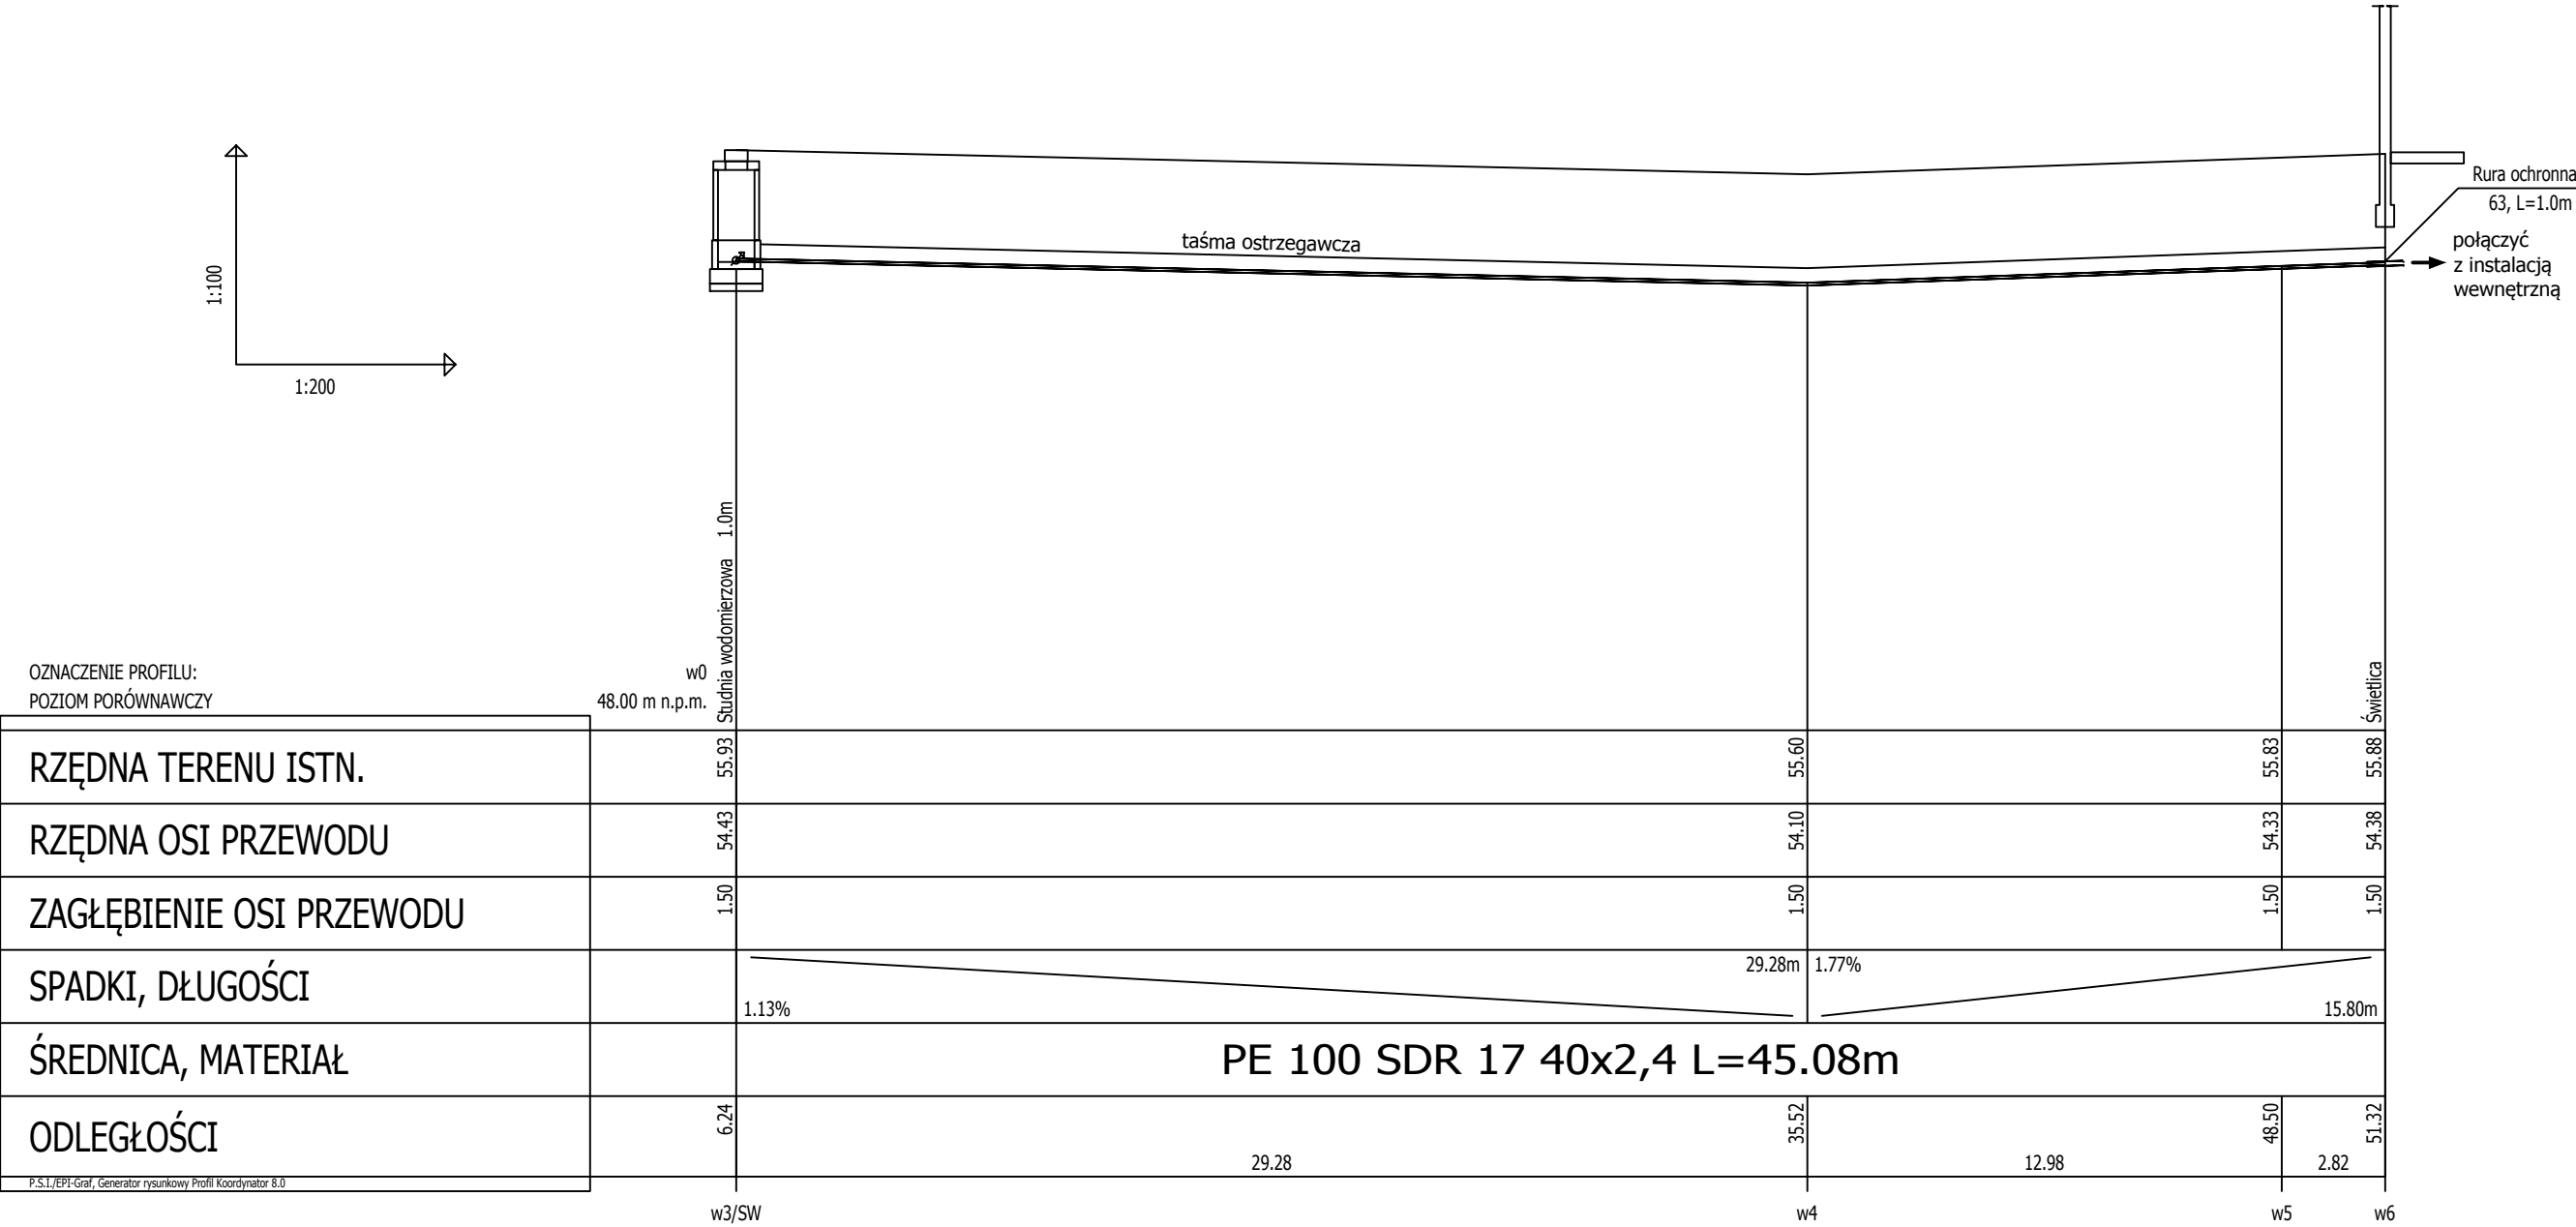

UWAGA!!!
Przed przystąpieniem do wykonawania robót należy sprawdzić poprawność założeń projektowych z ukształtowaniem terenu oraz posadowieniem istniejących elementów uzbrojenia.

"ARCH+" Bernadeta Jastrzębska, ul.Niemcewicza 26/606, 71-520 Szczecin			
biuro@arch-plus.com.pl	OBIEKT:	ŚWIETLICA WIEJSKA	
	OPRACOWANIE:	ZEWNĘTRZNA INSTALACJA KANALIZACJI SANITARNEJ	
	TYTUŁ RYS.:	PROFIL PODŁUŻNY ks3-ks8	
	BRANŻA:	SANITARNA	Data: 10.2017
	ADRES:	dz.nr 114, obr.0076-Zegrze Pomorskie, gmina Świeszyno	Nr rysunku: SZ-02.03
	INWESTOR:	Gmina Świeszyno Świeszyno 71, 76-024 Świeszyno	Skala: 1:100/200
	PROJEKTOWAŁ:	mgr inż. Łukasz Bawarski Upr. Bud. Nr ZAP/0066/POOS/08	