


INSTALACJA CENTRALNEGO OGRZEWANIA  
RZUT PARTERU

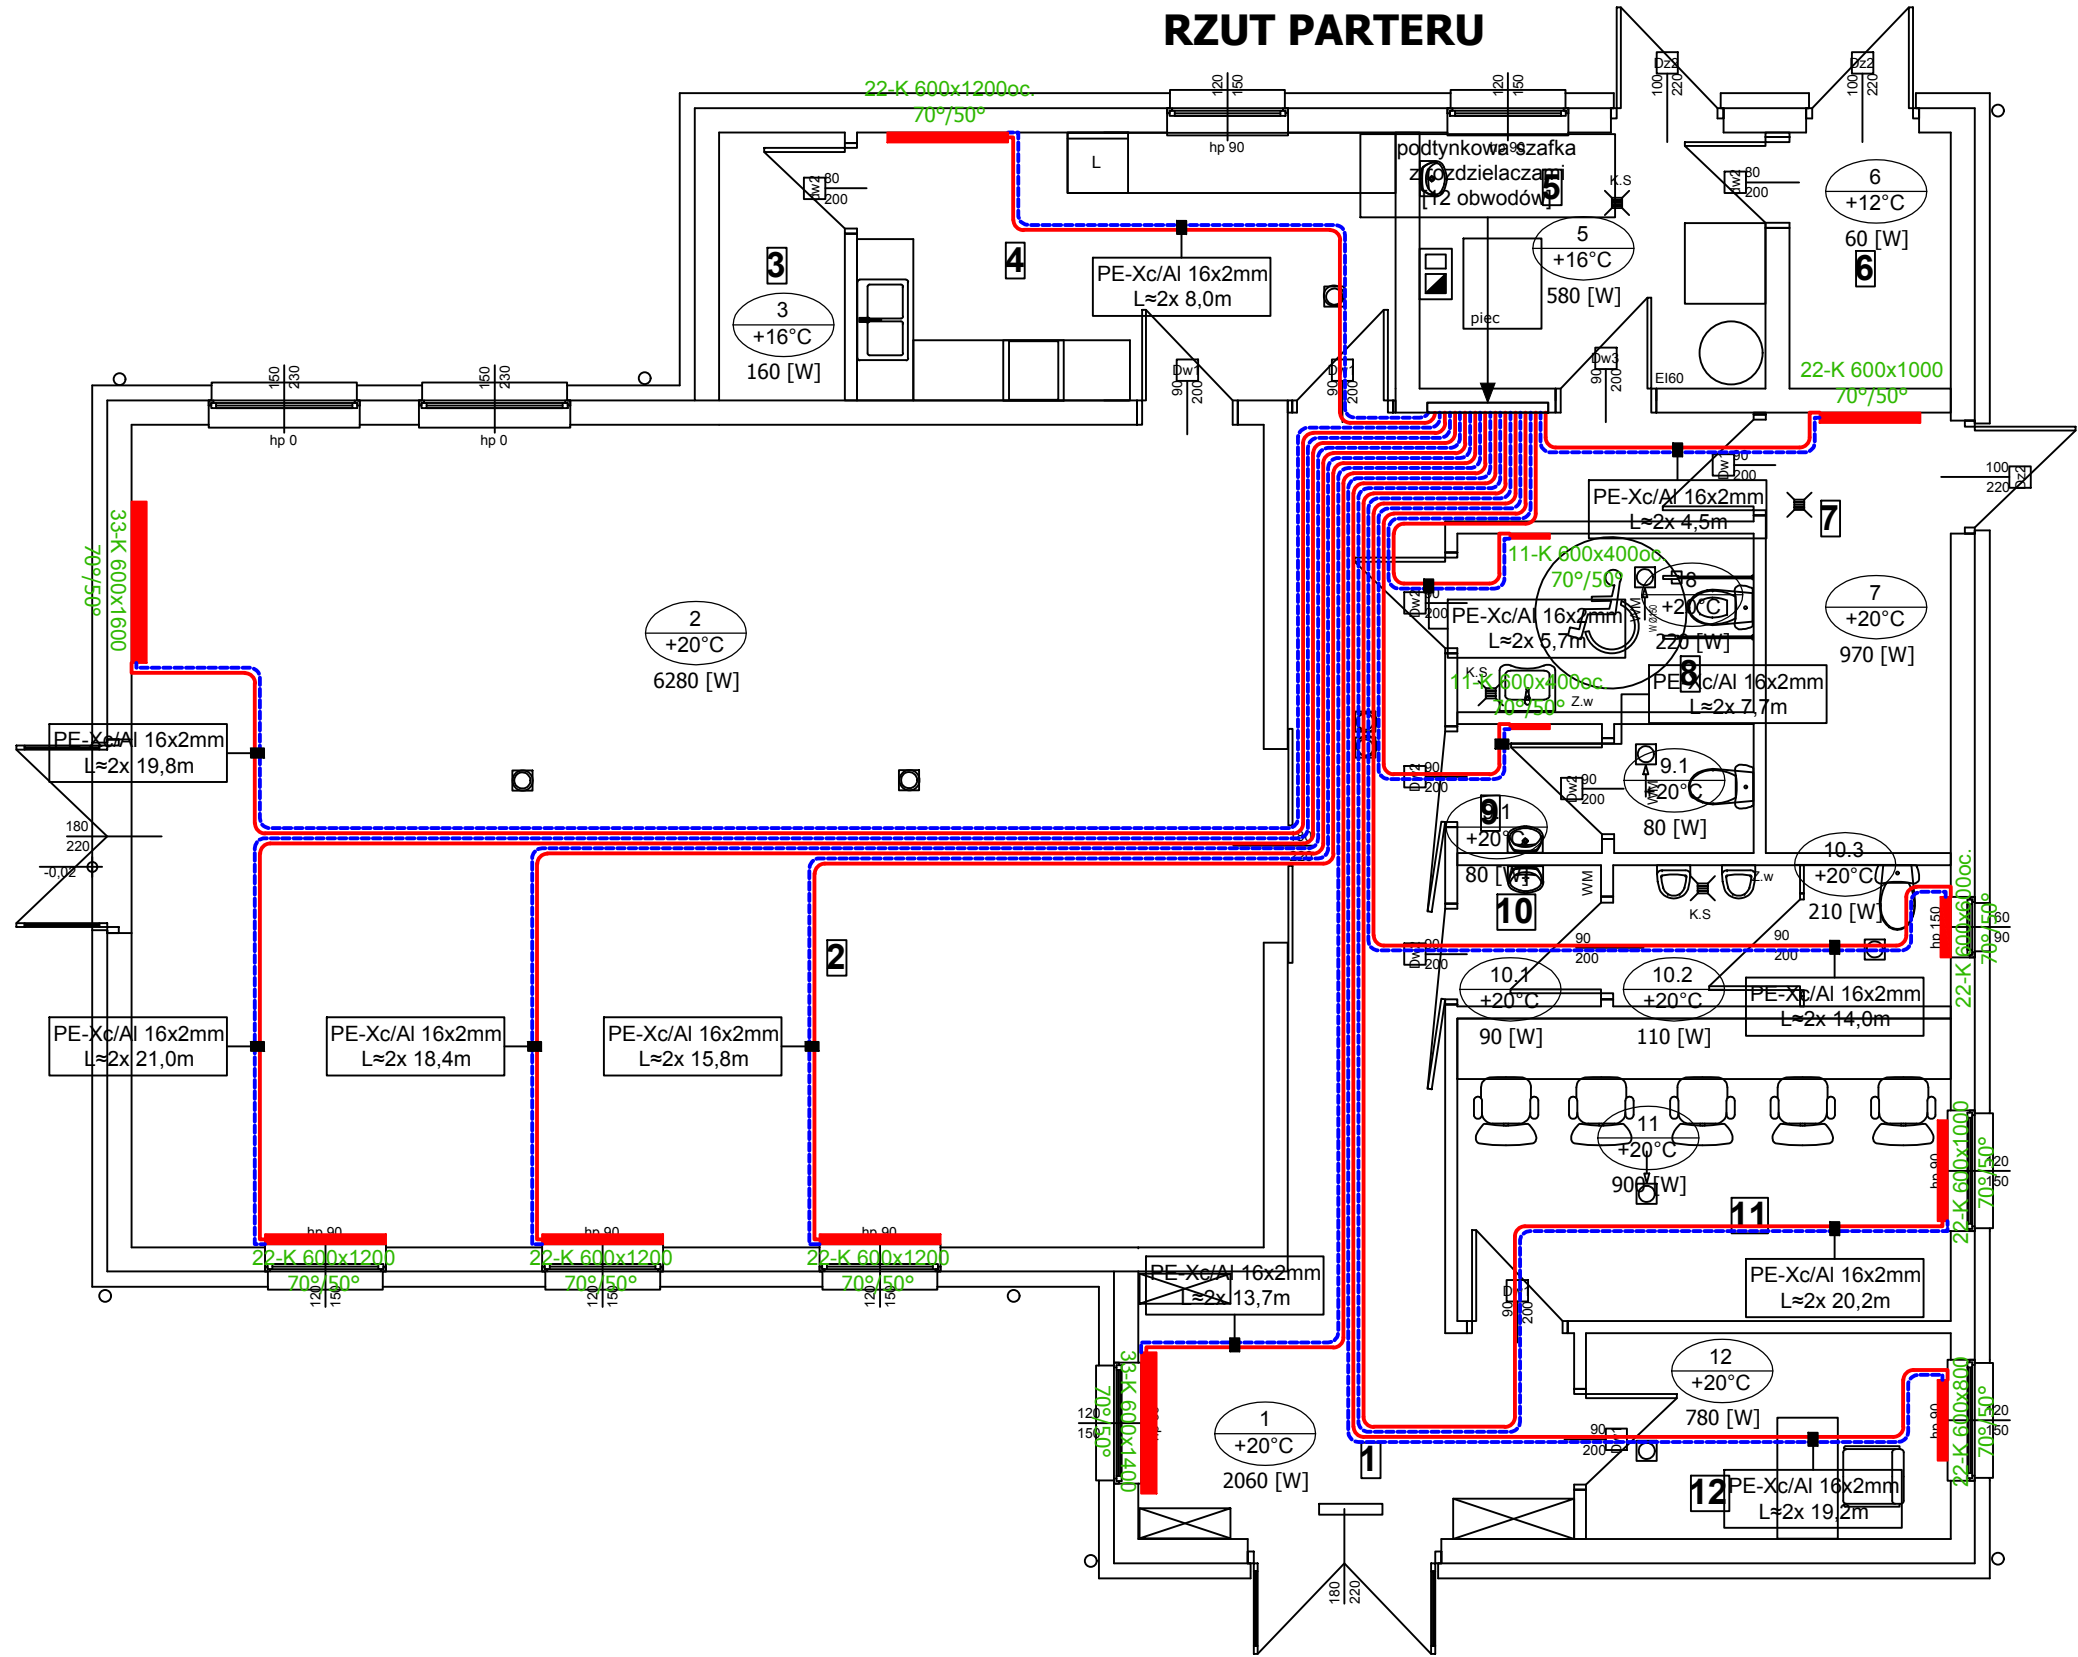

"ARCH+" Bernadeta Jastrzębska, ul.Niemcewicza 26/606, 71-520 Szczecin		
OBIEKT:	ŚWIETLICA WIEJSKA	
OPRACOWANIE:	INSTALACJA CENTRALNEGO OGRZEWANIA	
TYTUŁ RYS.:	RZUT PARTERU	
BRANŻA:	SANITARNA	Data: 10.2017
ADRES:	dz.nr 114, obr.0076-Zegrze Pomorskie, gmina Świeszyno	Nr rysunku: SW-03.01
INWESTOR:	Gmina Świeszyno Świeszyno 71, 76-024 Świeszyno	Skala: 1:75
PROJEKTOWAŁ:	mgr inż. Łukasz Bawarski Upr. Bud. Nr ZAP/0066/POOS/08	