


odcinek kanalizacji sanitarniej tlocznej w pasie drogi wojewódzkiej nr 168; L=15,0m

Zmiana poziomu porównawczego
Nowy poziom : 38.00 m n.p.m.

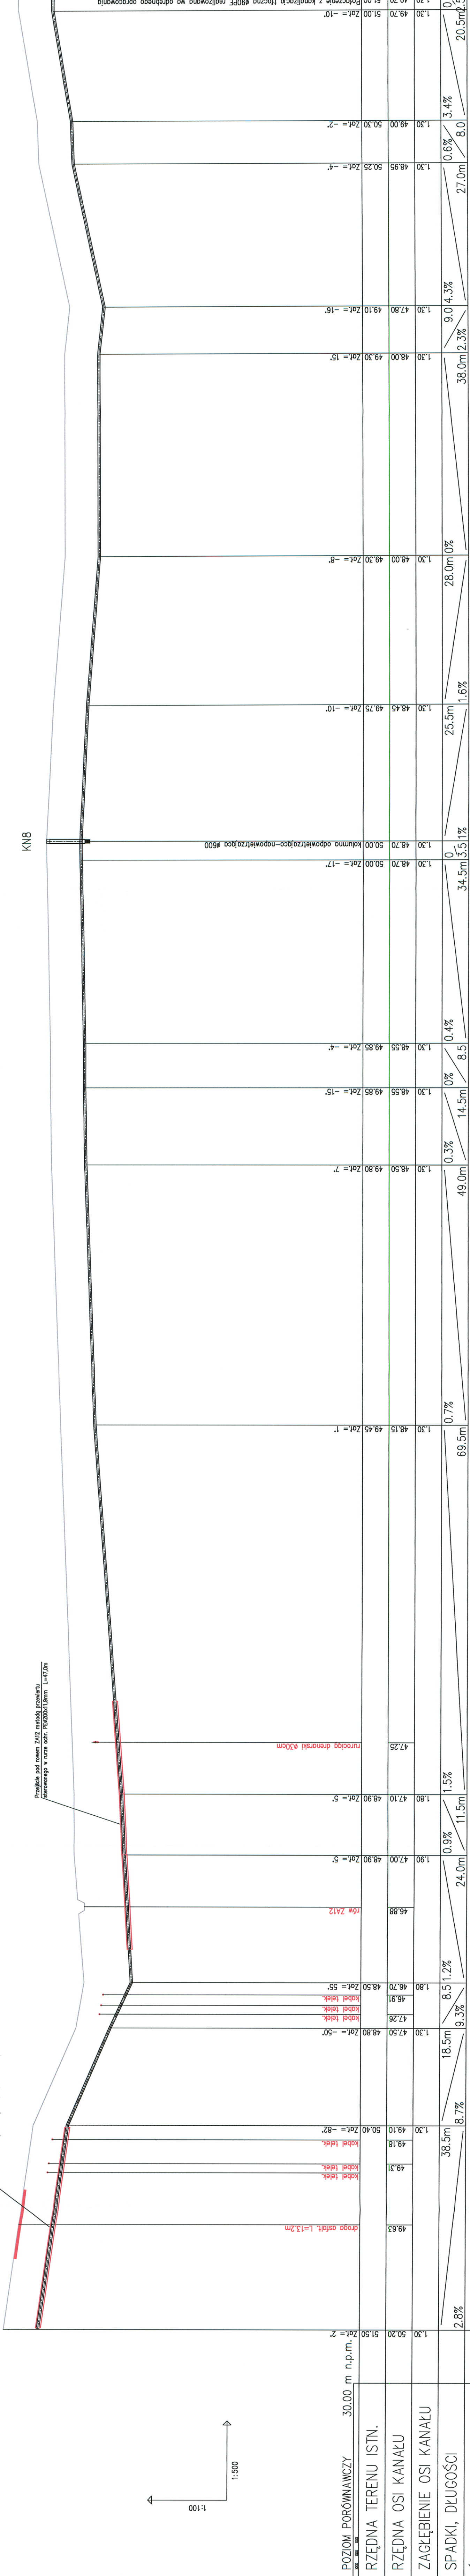

Uwaga:
Każdą z istniejącym uzbrojeniem podziemnym naniesiono na podstawie map sytuacyjno-wys. w skali 1:500. Nie wyklucza się istnienia na terenie projektowanego przewodu innych urządzeń podziemnych, które nie zostały odnalezione w czasie inwentaryzacji geodezyjnej. Dokładne rzędne włączeń oraz istniejącego uzbrojenia ustalić po odkopaniu i ewentualnie przeprowadzić korektę pod nadzorem projektanta.

NAZWA ZAKŁADU BUDOWA LOKALNEJ OCZYSZCZALNI ŚCIEKÓW W M. ZĘBRZE POMORSKIE WRAZ Z KANALIZACJĄ SANITARNA W M. ZĘBRZE POMORSKIE, KUROZWB CZ. SIERANIE, GM. ŚWIESZYNÓ		INWESTOR GMINA ŚWIESZYNÓ		STADIUM SWIESZYNÓ 71, 78 - 024 ŚWIESZYNÓ	
PROFIL PODRUŻNY KANALIZACJI SANITARNEJ TŁOCZNEJ Ø90PE		ODCINEK ts33 - ts51		PB	
PROJEKTOWAŁ	mgr inż. Rysz. Mich.	WSPRAWDZIŁ	mgr inż. Rysz. Mich.	DATA	05.2018
SPRAWDZIŁ	mgr inż. Dariusz Budzian	WSPRAWDZIŁ	mgr inż. Dariusz Budzian	PRZETWÓRZONO	05.2018
PROJEKT PROJEKT BUDOWLANY KANALIZACJI SANITARNEJ GRAWITACYJNEJ I TŁOCZNEJ Z PRZYŁĄCZAMI W M. SIERANIE WRAZ Z PRZESYSZEM DO ZĘBRZA POMORSKIEGO, GM. ŚWIESZYNÓ					
SKALA 1:100 / 500				NR RYSUNKU 12	