


Zmiana poziomu porównawczego
Nowy poziom : 38.00 m n.p.m.

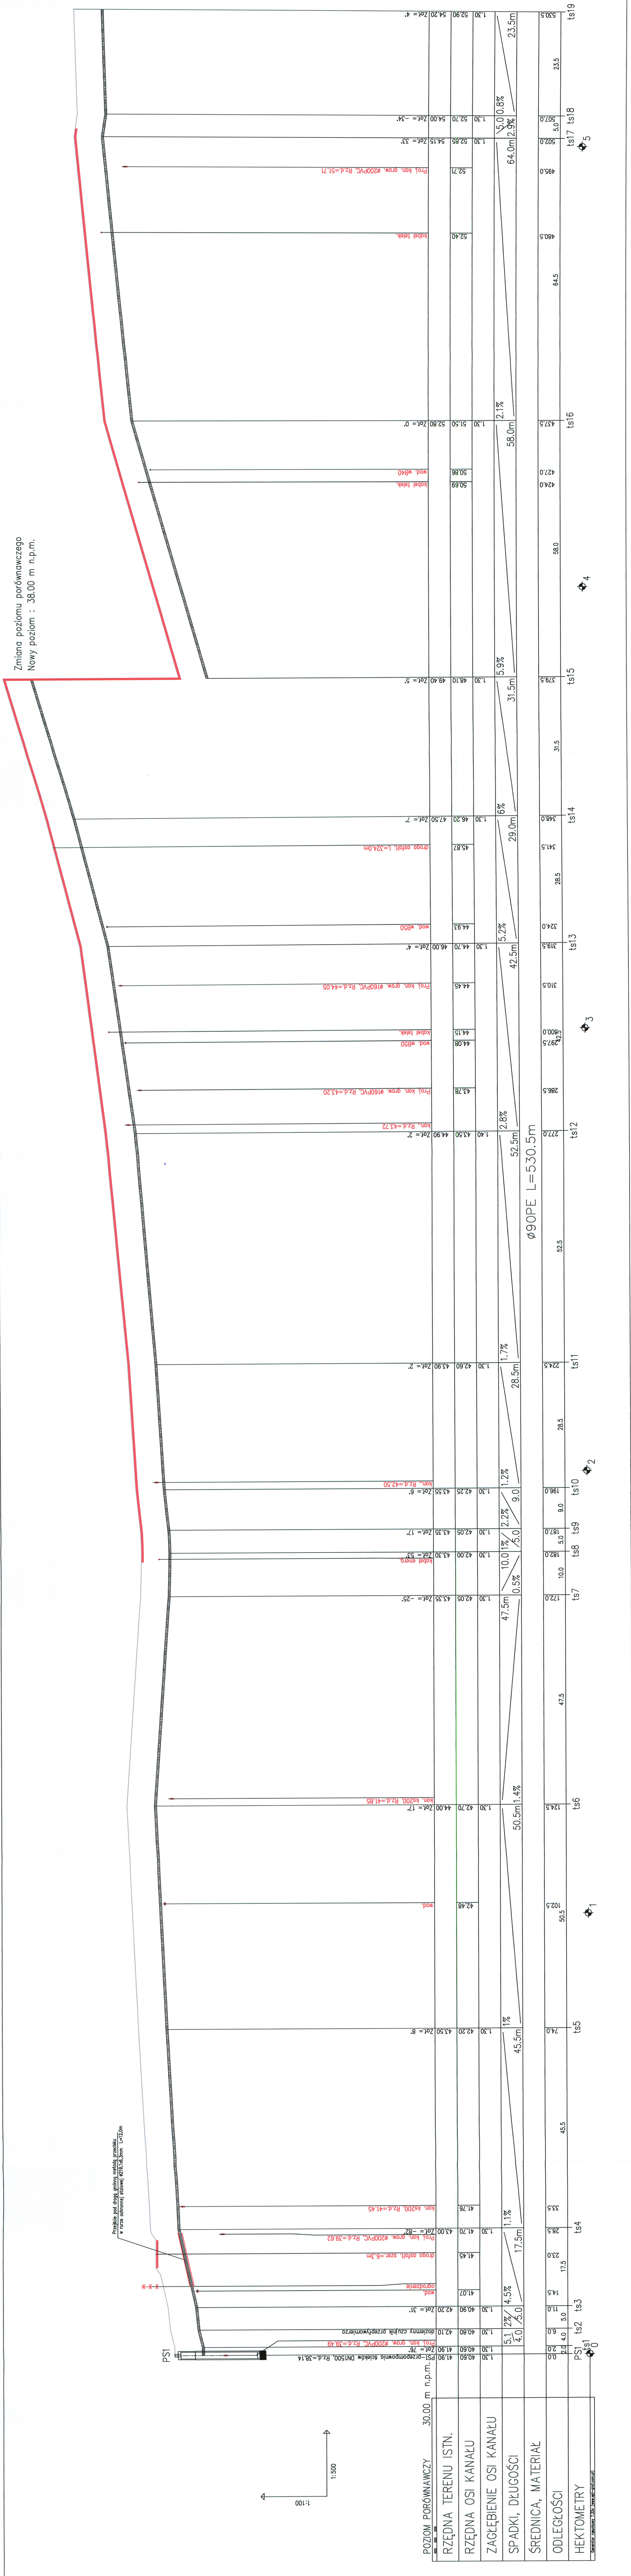

Uwaga:
Koliduje z istniejącym uzbrojeniem
podziemnym naniesiono na podstawie
map sytuacyjno-wys. w skali 1:500.
Nie wyklucza się istnienia na terenie
projektowanego przewodu innych
urządzeń podziemnych, które nie
zostały odnaleziono w czasie
inventaryzacji geodezyjnej.
Dokładne rzędne włączeń oraz
istniejącego uzbrojenia ustalić po
odkopeniu i ewentualnie
przeprowadzić korektę pod nadzorem
projektanta.

NAZWA ZAKŁADU BUDOWA LOKALNEJ OCZYSZCZALNI ŚCIEKÓW W M. ZEGRZE POMORSKIE WRAZ Z KANALIZACJĄ SANITARNA W M. ZEGRZE POMORSKIE, KUROZWIECZ, SIERANIE, GM. ŚWIESZYNO	
INWESTOR GMINA ŚWIESZYNO ŚWIESZYNO 71, 76-024 ŚWIESZYNO	
Tytuł rysunku PROFIL PODŁUŻNY KANALIZACJI SANITARNEJ TŁOCZNEJ Ø90PE	
STACJA PB	
PROJEKTOWAŁ IngP. Inz. Ewa Much	DATA 03.2018
SPRAWDZIŁ IngP. Inz. Dariusz Budzian	PROJEKT PROJEKT BUDOWLANY KANALIZACJI SANITARNEJ GRAWITACYJNEJ I TŁOCZNEJ Z PRZYŁĄCZAMI W M. SIERANIE WRAZ Z PRZESIECZEM DO ZEGRZA POMORSKIEGO, GM. ŚWIESZYNO
SKALA 1:100/500	
NR RYSUNKU 10	