

91/1  
LIII

87/1  
dr

82/2  
KIV

83/1

Załącznik do protokołu z narady koordynacyjnej

GK.6630 12.2018  
np-3(12)

Dokumentacja była przedmiotem narady koordynacyjnej  
w Starostwie Powiatowym - Powiatowym Ośrodku  
Dokumentacji Geodezyjnej i Kartograficznej  
w Koszalinie, ul. Racławiecka 13

2.03.2018 znak sprawy GK.6630.12.2018

Uzgodniono przebieg projektowanych sieci:

- 1) z uwagami jak w protokole / bez uwag
- 2) wprowadzone korekty trasy kolorem


Z up. STAROSTY

Beata Laskowska  
Geodeta

- ŚREDNICE ZBIORNIKÓW:**
- KR - 1500mm
  - PG - 2000mm
  - SR - 1500mm
  - ZB1, ZB2, ZB3 i ZB4 - 3000mm
  - SZ1, KP - 1200mm
  - S1, S1', S3 - 1000mm
  - S4, S5 - 800mm

**LEGENDA:**

- PROJ. KANALIZACJA SANITARNA GRAWITACYJNA
- PROJ. PRZYŁĄCZE WODOCIĄGOWE
- PROJ. KANALIZACJA SANITARNA TŁOCZNA
- PROJ. ZEWNĘTRZNA INSTALACJA ELEKTRYCZNA
- PROJ. OBIEKTY OCZYSZCZALNI ŚCIEKÓW
- ISTNIEJĄCE OBIEKTY I SIECI DO LIKWIDACJI

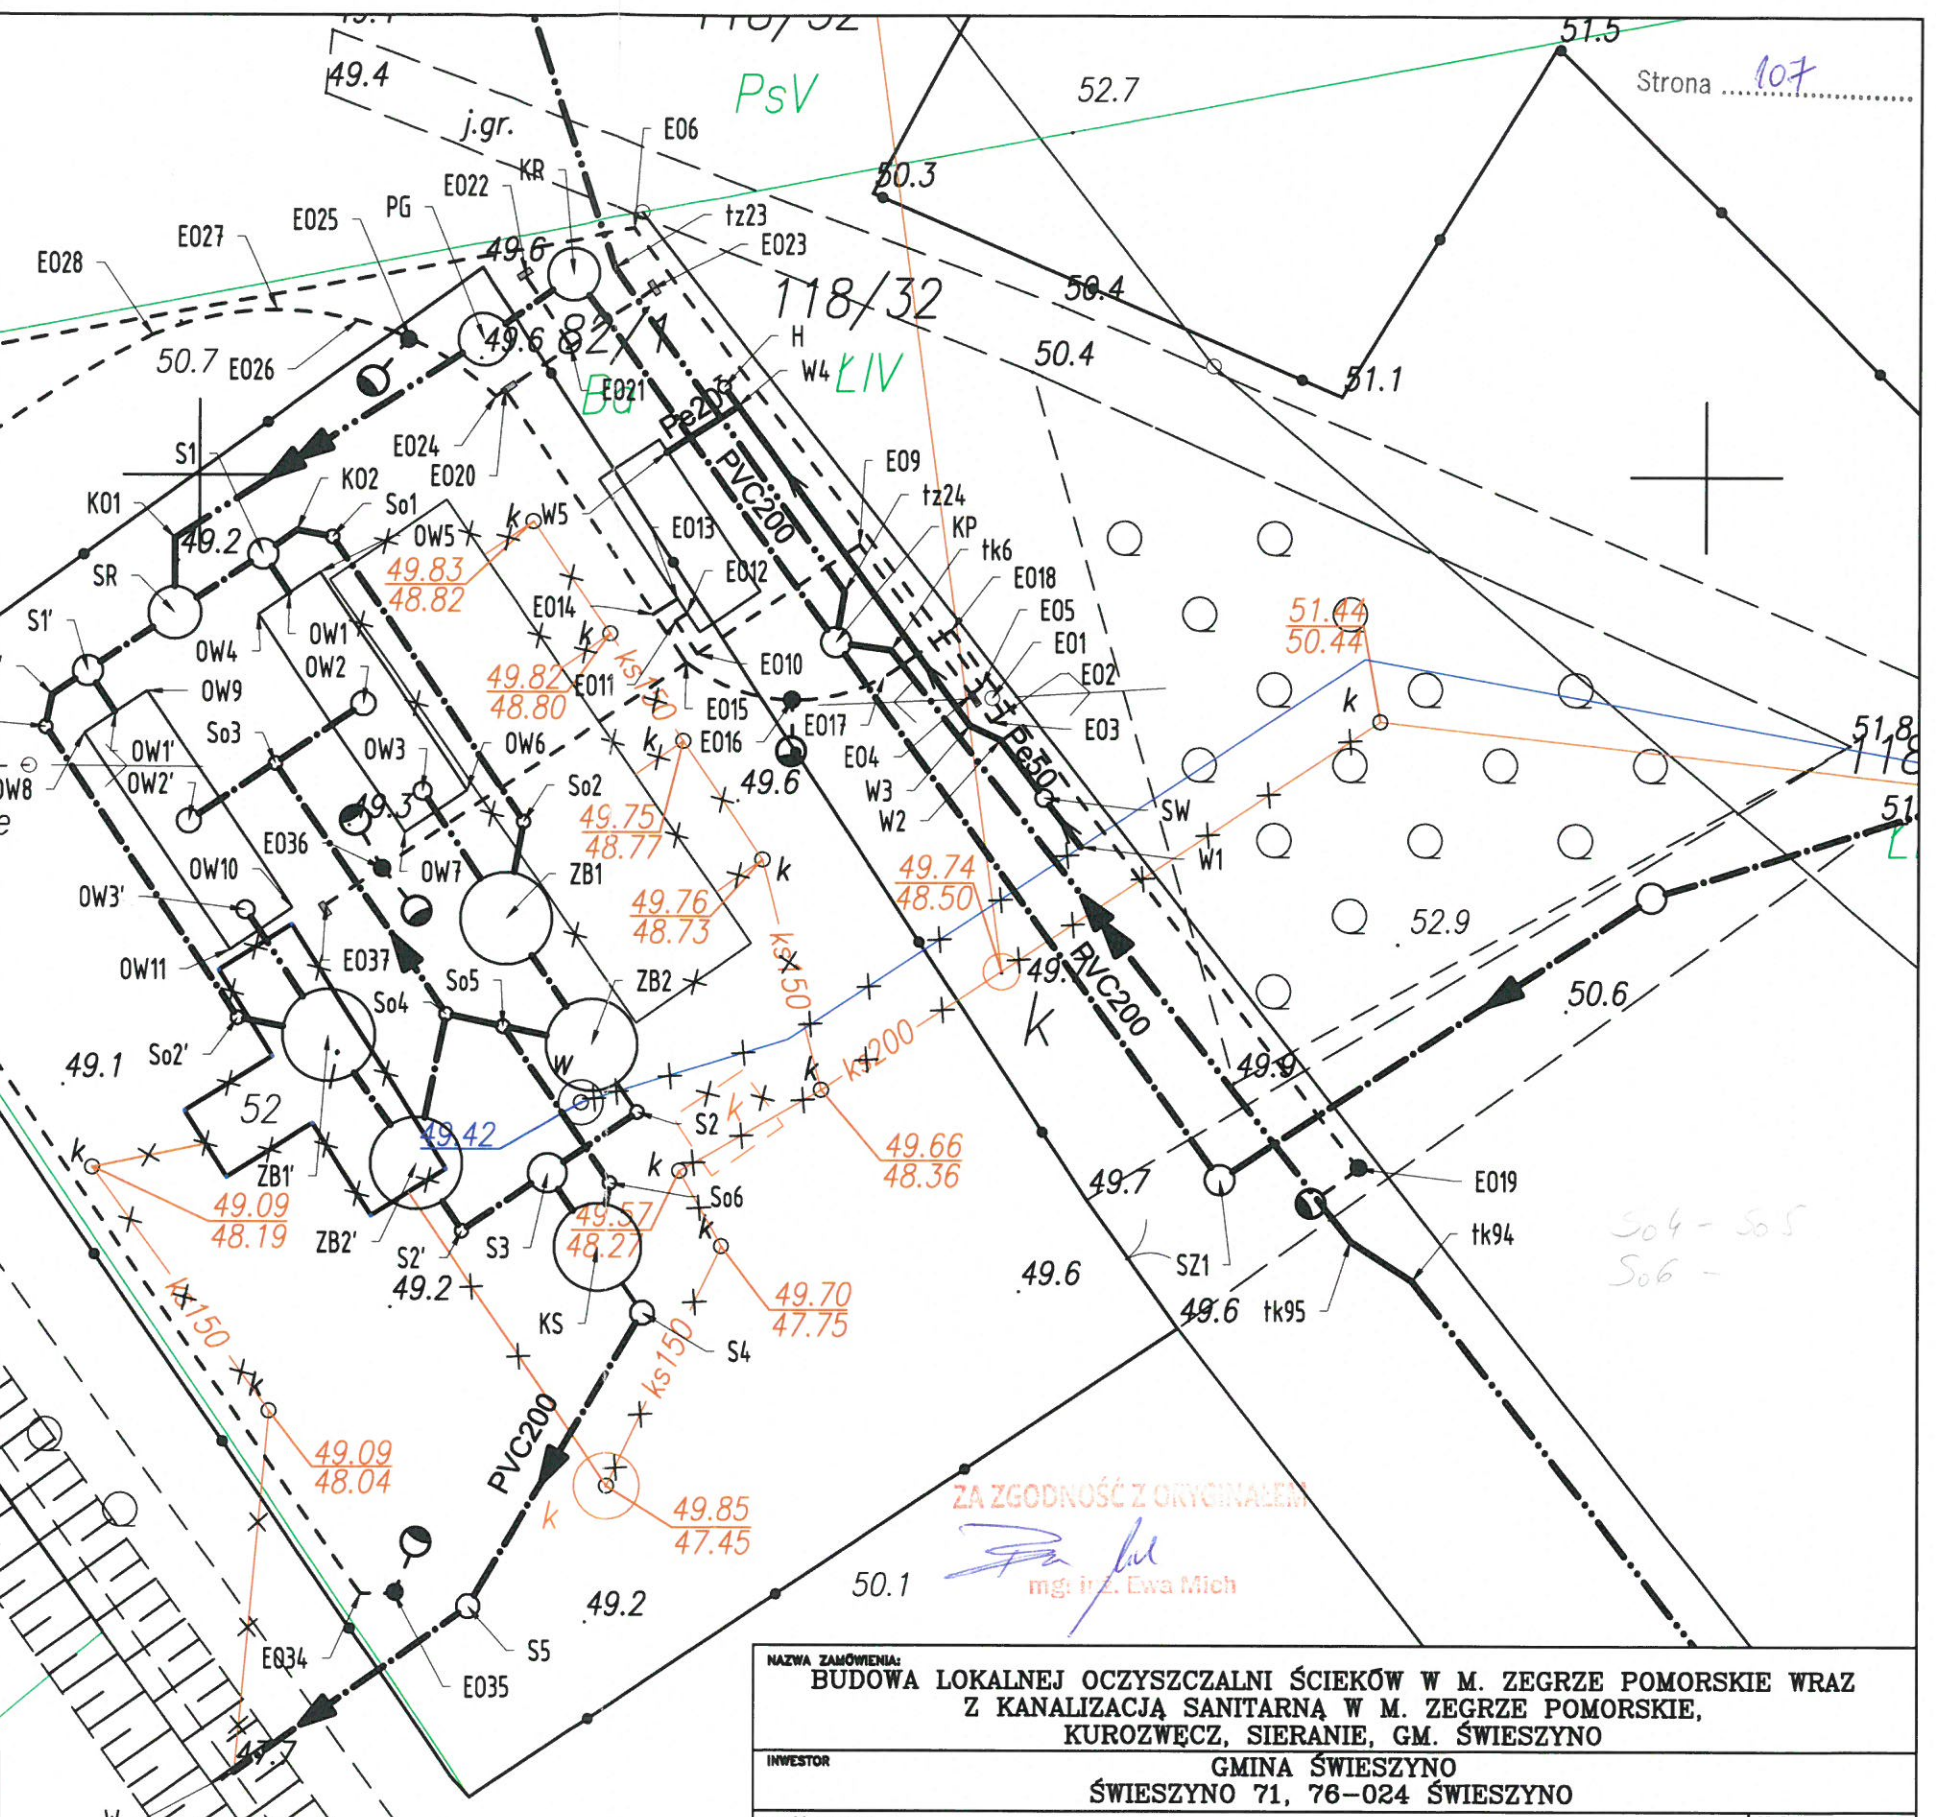

ZA ZGODNOŚĆ Z ORYGINAŁEM

mgr inż. Ewa Mich

NAZWA ZAMÓWIENIA: BUDOWA LOKALNEJ OCZYSZCZALNI ŚCIEKÓW W M. ZEGRZE POMORSKIE WRAZ Z KANALIZACJĄ SANITARNA W M. ZEGRZE POMORSKIE, KUROZWĘCZ, SIERANIE, GM. ŚWIESZYNO			
INWESTOR GMINA ŚWIESZYNO ŚWIESZYNO 71, 76-024 ŚWIESZYNO			
TREŚĆ RYSUNKU PROJEKT ZABUDOWY I ZAGOSPODAROWANIA TERENU BUDOWY LOKALNEJ OCZYSZCZALNI ŚCIEKÓW W M. ZEGRZE POMORSKIE WRAZ Z KANALIZACJĄ SANITARNA W M. ZEGRZE POMORSKIE, KUROZWĘCZ, SIERANIE, GM. ŚWIESZYNO			STADIUM Narada koordyna- cyjna
PROJEKTOWAŁ branża sanitarne	mgr inż. Ewa Mich	na podstawie ZAP/D204/POQS/10 w specjalności instalacyjnej w zakresie sieci, instalacji i urządzeń cieplnych, wenty- lacyjnych, gazowych, wodociagowych i kanalizacyjnych	DATA 02.2018
PROJEKTOWAŁ branża elektryczna	inż. Grażyna Kalita	A/PNB/6300/23/79 w specjalności instalacyjno- inżynierskiej w zakresie instalacji elektrycznych	SKALA 1:250
PROJEKT PROJEKT BUDOWLANY LOKALNEJ OCZYSZCZALNI ŚCIEKÓW W M. ZEGRZE POMORSKIE WRAZ Z KANALIZACJĄ SANITARNA W M. ZEGRZE POMORSKIE, KUROZWĘCZ, SIERANIE, GM. ŚWIESZYNO			NR RYSUNKU 8a